

MAPA DO CELÓW PROJEKTOWYCH

SKALA 1:500

Nazwa miejscowości: **Miasto Ostrów Wielkopolski**
 Jednostka ewidencyjna (identyfikator, nazwa): **301701_1, Ostrów Wielkopolski**
 Obręb ewidencyjny (identyfikator, nazwa): **0086, 0087 Ostrów Wielkopolski**
 Sekcja mapy: **6.160.19.09.3.1, 6.160.19.09.3.4,**
 Nazwa układu współrzędnych prostokątnych płaskich: **2000/6**
 Nazwa układu współrzędnych układu wysokości: **Amsterdam**
Część nr 2



Informacje o słuźebności gruntowych mających wpływ na zagospodarowanie gruntów, zlokalizowanych w granicach projektowanej inwestycji: nie badano
 Oznaczenie kancelaryjne zgłoszenia pracy geodezyjnej: 650.664.0.1212.2018
 Oznaczenie granic obszaru, który był przedmiotem aktualizacji: 12.05.2018r.

Wykonawca

"GEODEZJA"
 Inż. Szymon Świątek
 62-405 3033333333, ul. Opatowska 101A
 tel. 0501 77 12 95, 052 739 52 28
 NIP: 622344627, REGON: 140337200



Poświadczam się, że niniejszy dokument został opracowany w wyżej wymienionych geodezyjnych **klauzula PODOBNIK** których rezultaty zawiera operat techniczny wpisany do ewidencji materiałów państwowego zasobu geodezyjnego i kartograficznego
STAROSTA OSTROWSKI
 P.3017.2018.2127-3
 18 CZE. 2018
 (Organ prowadzący aktualny zasób państwowego zasobu geodezyjnego i kartograficznego)
 (Identyfikator ewidencyjny materiału zasobu - operata technicznego)
 (Data wpisania do ewidencji państwowego zasobu geodezyjnego i kartograficznego)
 Powiatowego Ośrodka Dokumentacji Geodezyjnej i Kartograficznej
Krzysztof Króć Marek
 Inspektor ds. Kari i opłat obywateli (zadanie)

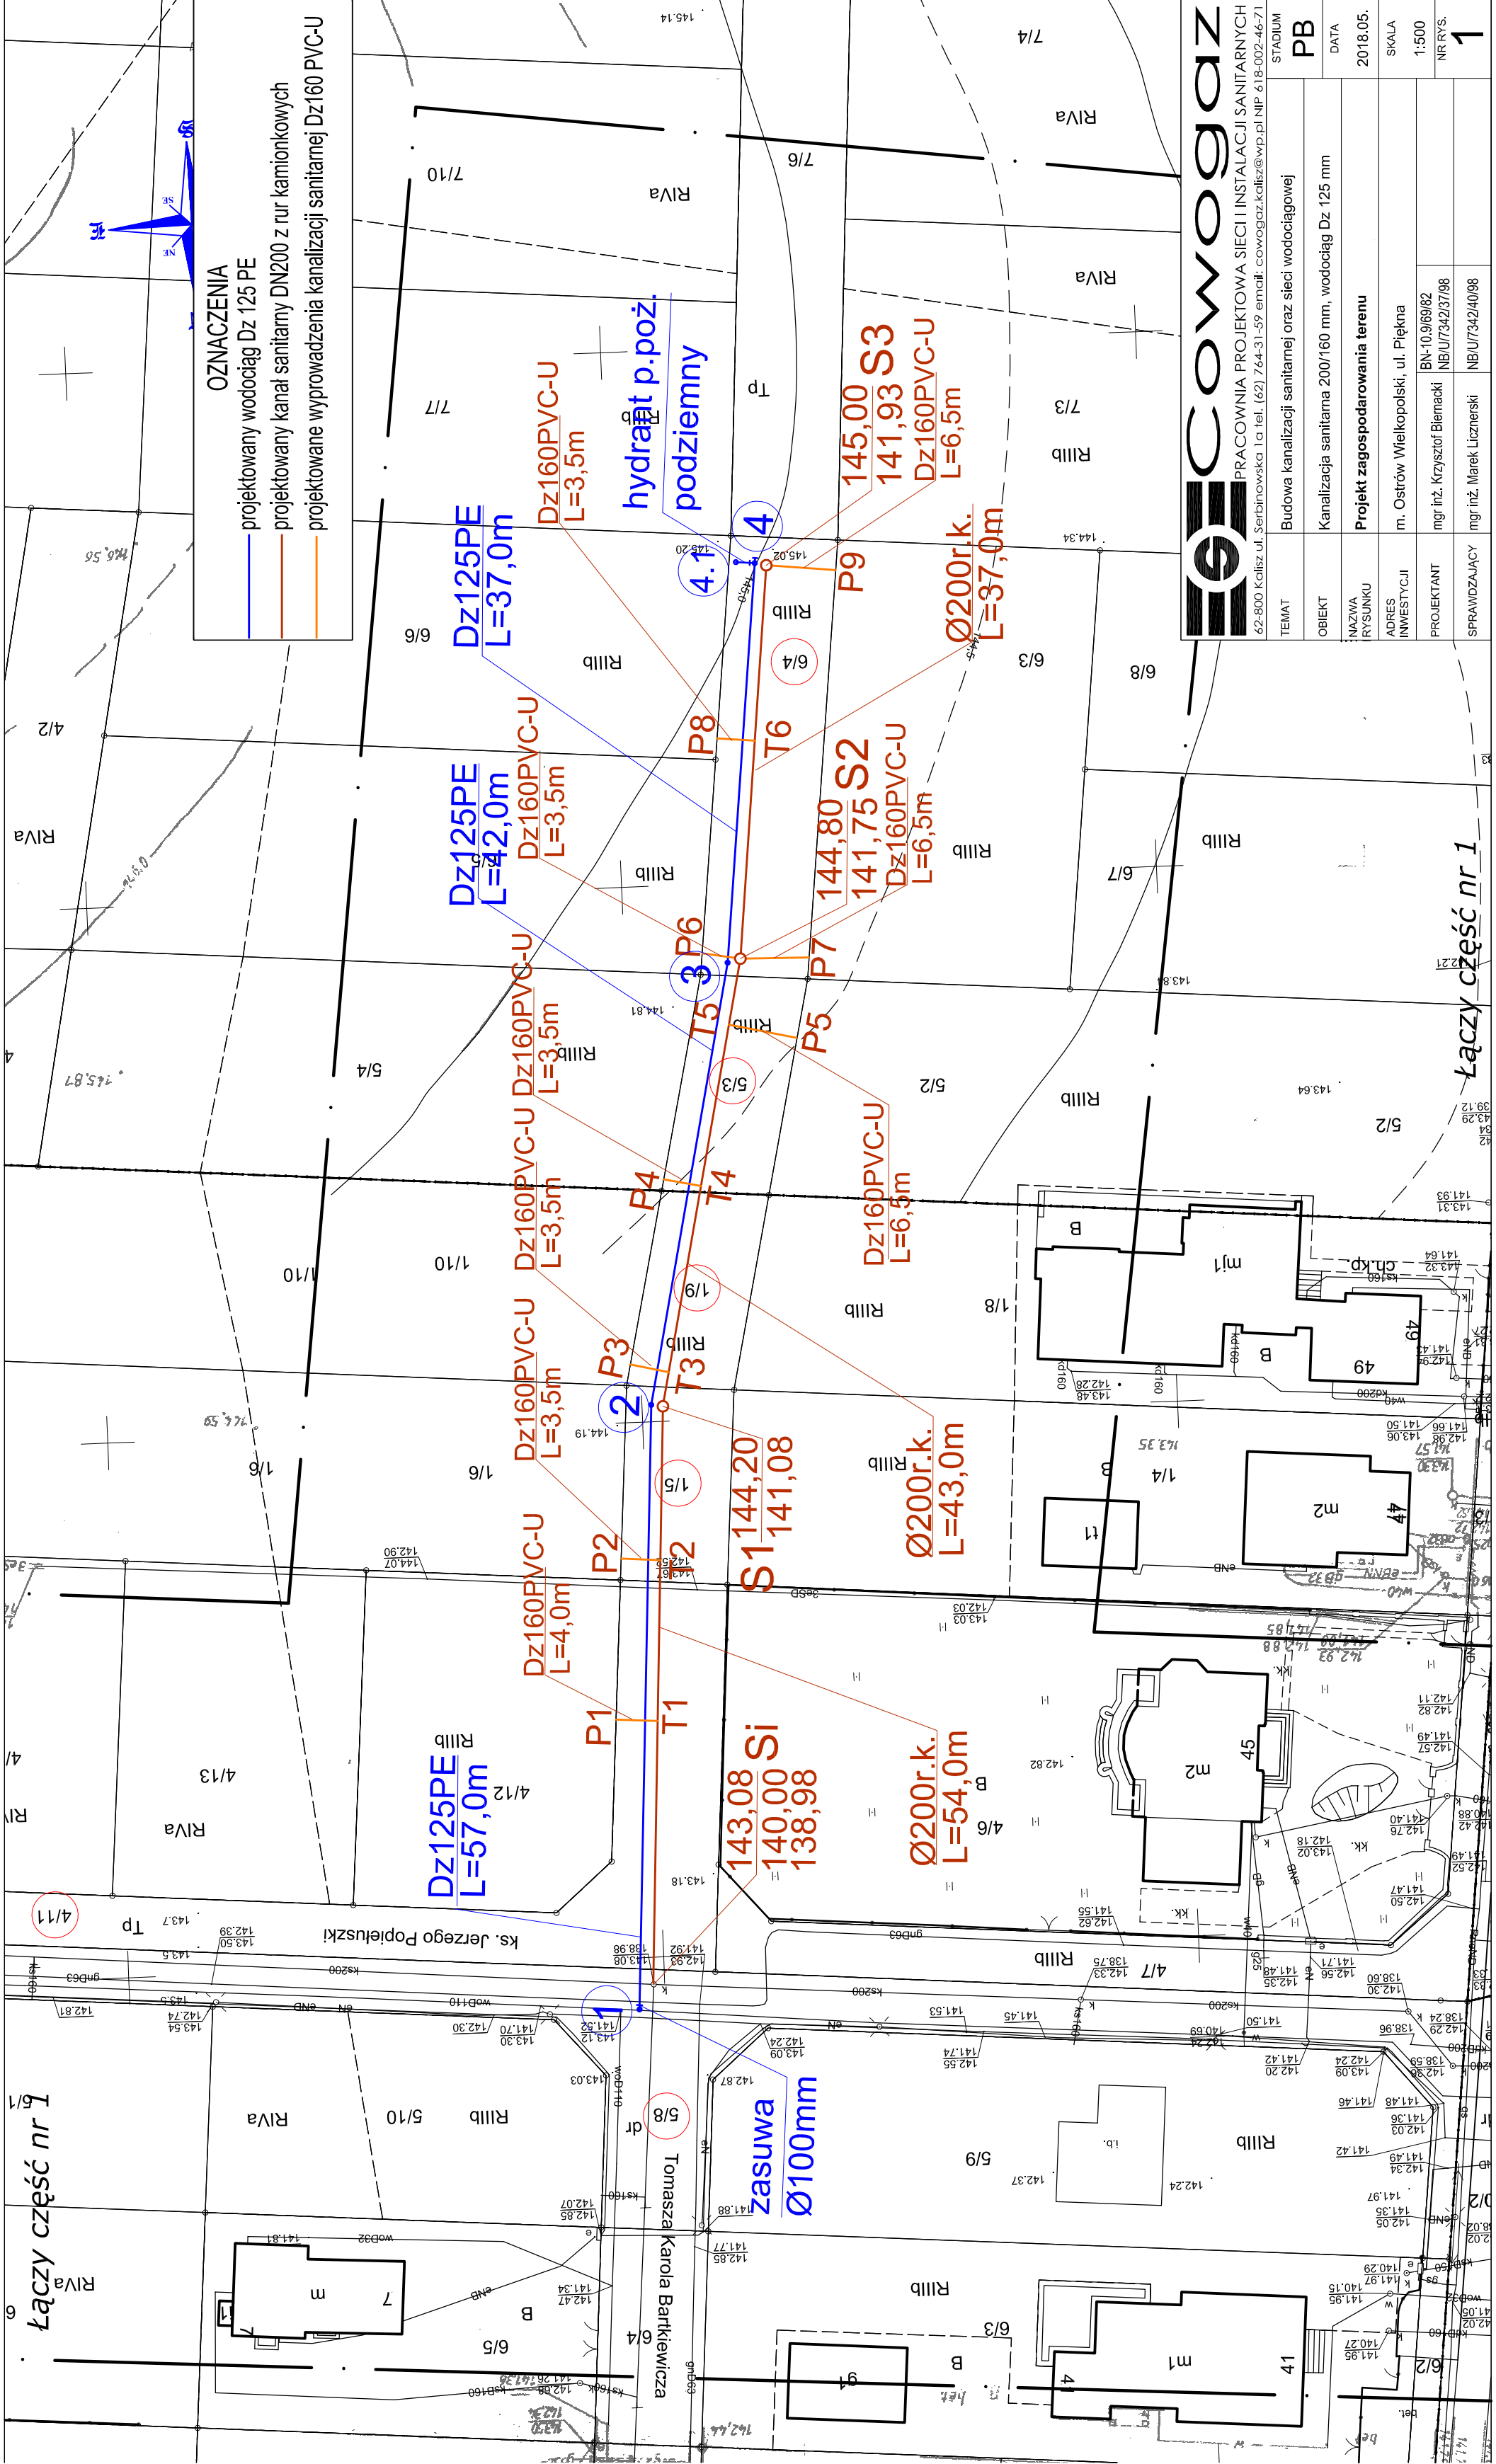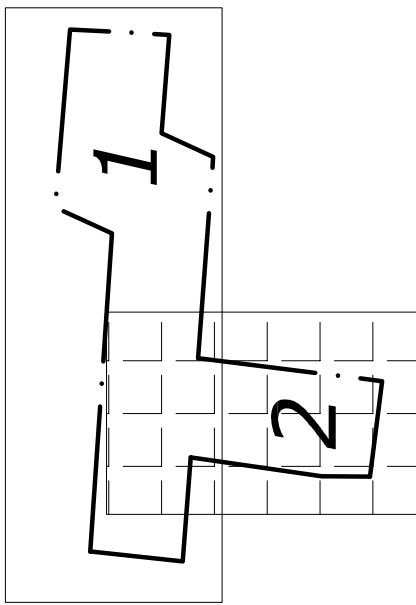

OZNACZENIA
 — projektowany wodociąg Dz 125 PE
 — projektowany kanał sanitarny DN200 z rur kamionkowych
 — projektowane wyprowadzenia kanalizacji sanitarnej Dz160 PVC-U

COWOGAZ	
PRACOWNIA PROJEKTOWA SIECI I INSTALACJI SANITARNYCH 62-800 Kalisz, ul. Serbinowska 1a, tel. (62) 7644-31-59, email: cowogaz.kalisz@wp.pl, NIP: 618-002-46-71	
STADIUM	PB
TEMAT	Budowa kanalizacji sanitarnej oraz sieci wodociągowej
OBIEKT	Kanalizacja sanitarna 200/160 mm, wodociąg Dz 125 mm
NAZWA RYSUNKU	Projekt zagospodarowania terenu
ADRES INWESTYCJI	m. Ostrów Wielkopolski, ul. Piłpna
PROJEKTANT	mgr inż. Krzysztof Błemacki BN-10.9.69/82 NBU/734237/98
SPRAWDZAJĄCY	mgr inż. Marek Licznarski NBU/734240/98
DATA	2018.05.
SKALA	1:500
NR RYS.	1

Łączy część nr 1