


MAPA DO CELÓW PROJEKTOWYCH

SKALA 1:500

Województwo: wielkopolskie
 Powiat: ostrowski
 Jednostka ewidencyjna: 301701_1 Miasto Ostrow Wielkopolski
 Obręb ewidencyjny: 301701_1.0031 Ostrow Wielkopolski

Miejscowość: Ostrow Wielkopolski ul. Janusza Kusocińskiego
 Oznaczenie kancelaryjne zgłoszonej pracy geodezyjnej: GGO.6640.5967.2022
 Numer księgi robót wykonawcy: 633g/2022
 Nazwa układu współrzędnych prostokątnych płaskich: "2000" strefa 6
 Nazwa układu wysokości: "PL-EVRF2007-NH"
 Sekcja: 6.160.19.03.3.4
 Obszar aktualizacji: 
 Informacje o służebnościach gruntowych mających wpływ na zagospodarowanie gruntów, zlokalizowanych w granicach projektowanej inwestycji: nie badano.

Ostrow Wielkopolski, dnia: 19.12.2022 r.


Wykonawca

GEODEZJA
 ul. Powstania Listopadowego 16
 63-400 Ostrow Wielkopolski
 tel. 503-72-74-62
 NIP: 622-228-87-95 R-N: 300143747

GEODEZJA UPRAWNIONY
 mgr inż. Maciej Krakulak
 upr. z aw. nr 18667

GEODEZJA
 geodezja@geodezjaostrow.pl
 Tel. 503 727 432

Oświadczam, że opierał techniczny zawierający rezultaty prac geodezyjnych i kartograficznych w wyniku których powstał niniejszy dokument uzyskał pozytywny wynik weryfikacji. Jednocześnie informuję, że jestem świadomy odpowiedzialności karnej za złożenie fałszywego oświadczenia.	GGO.6640.5967.2022
Organ Służby Geodezyjnej i Kartograficznej, który otrzymał zgłoszenie prac geodezyjnych	Starosta Ostrowski
Wykonawca prac geodezyjnych	GEODEZJA ul. Powstania Listopadowego 16 63-400 Ostrow Wielkopolski REGON 300143747
Numer oraz data sporządzenia dokumentu potwierdzającego wynik pozytywnej weryfikacji	GGO.6640.5967.2022 22.12.2022
Inne i nazwisko oraz numer uprawnień zawodowych kierownika prac geodezyjnych	Maciej Krakulak upr. z aw. nr 18667

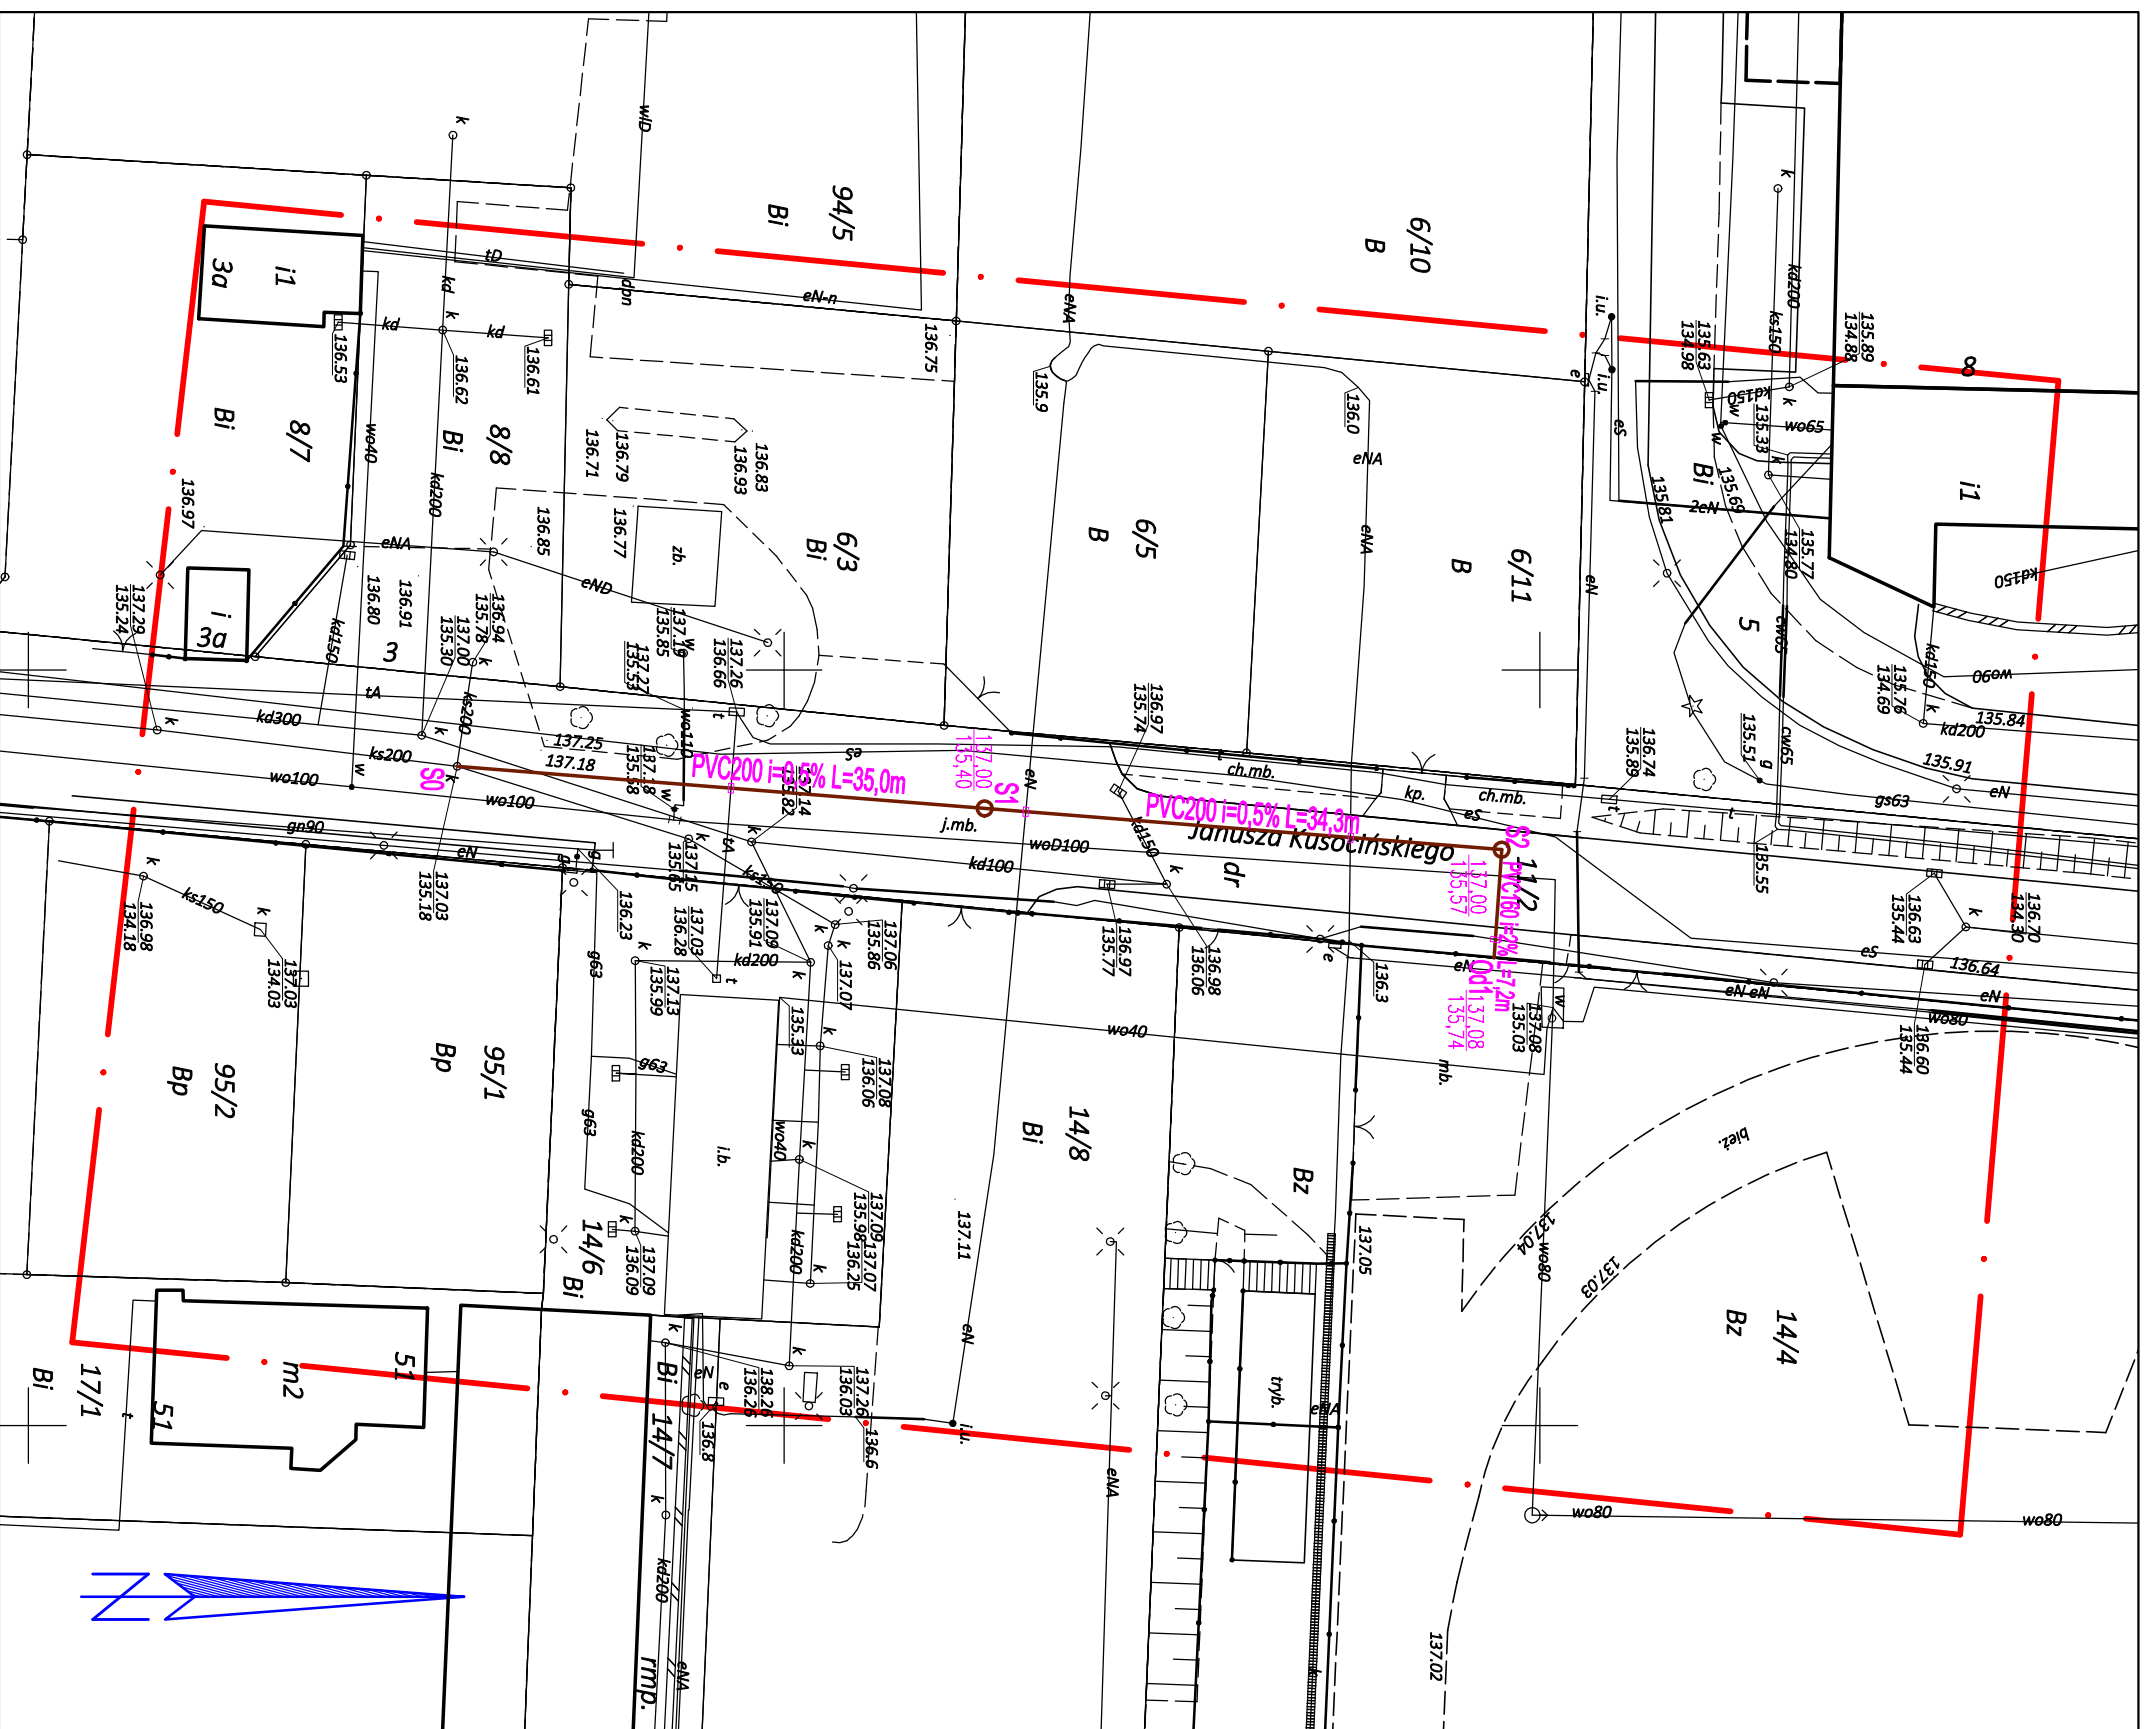

PROJEKT ZAGOSPODAROWANIA TERENU

Skala: 1:500

Temat: BUDOWA SIECI KANALIZACJI SANITARNEJ		Shekar: 1:500	
Adres obiektu: 63-400 Ostrow Wielkopolski ul. Kusocińskiego dz. nr 11/2 obręb 0031			
Investor: WODKAN PWK SA Ostrow Wielkopolski ul. Partyzancka 27	Projektant: mgr inż. Gabriela Andraka upr. nr 300/DOS/10	Podpis: NR PRZYN. DO DZBY: DOS/IS/0037/11	
Sprawdzający: mgr inż. Witold Rogala upr. nr UAN/342-5592; UAN-83982/190	Podpis: WKP/IS/4295/01	Podpis: NR PRZYN. DO DZBY: WKP/IS/4295/01	
Usługi projektowe: GABRIELA ANDRAGA 63-410 Gorzyna Wieśka ul. Świerkowa 26		Siedluno: PB	Branża: SANITARNA
		Data: STYCZEŃ 2023	
		Rys nr: 01	