

MAPA DO CELÓW PROJEKTOWYCH

SKALA 1:500

Województwo: wielkopolskie

Powiat: ostrowski

Jednostka ewidencyjna: 301701_1, Miasto Ostrow Wielkopolski

(identyfikator, nazwa)

Obszar ewidencyjny: 301701_1.0105, Ostrow Wielkopolski

(identyfikator, nazwa obszaru)

Oznaczenie kancelaryjne zgłoszenia pracy geodezyjnej: GGO.6640.1442.2022

Numer księgi robot wykonawczy: 161g/2022

Nazwa układu współrzędnych prostokątnych płaskich: "2000" strefa 6

Nazwa układu wysokości: "PL-EVRF2007-NH"

Siatka krzyży w układzie "2000" strefa 6:

Sekcja: 6.160.19.11.1.2, 6.160.19.11.2.1, 6.160.19.11.2.3

Obszar aktualizacji:

Ostrow Wielkopolski, dnia: 25 marca 2022r.

Informacje o służebnościach gruntowych mających wpływ na zagospodarowanie gruntów, zlokalizowanych w granicach projektowanej inwestycji: nie badano.

ВЫКОНАЙКА

GEODEZJA

ul. Powstania Listopadowego 16

63-400 Ostrow Wielkopolski

tel. 503-72-74-62

NIP: 622-228-87-95 R-N: 300143747

GEODESTA UPRAWNIENIY

mgr inż. Maciej Klakulek

upr. zw. nr 18667

tel. 503-72-74-62





Oświadczam, że operat techniczny zawierający rezultaty prac geodezyjnych i karograficznych w wyniku których powstał niniejszy dokument uzyskał pozytywny wynik weryfikacji. Jednocześnie informuję, że jestem świadomy odpowiedzialności karnej za złożenie fałszywego oświadczenia.	
Identyfikator prac geodezyjnych:	GGO.6640.1442.2022
Organ Służby Geodezyjnej i Karograficznej, który otrzymał zgłoszenie prac geodezyjnych	Starosta Ostrowski
Wykonawca prac geodezyjnych	GEODEZJA ul. Powstania Listopadowego 16 63-400 Ostrow Wielkopolski REGON: 300143747
Numer oraz data sporządzenia dokumentu potwierdzającego	GGO.6640.1442.2022 07.04.2022
wynik pozytywnej weryfikacji	Maciej Klakulek upr. zw. nr 18667
Imię i nazwisko oraz numer uprawnień zawodowych kierownika prac geodezyjnych	

PROJEKT ZAGOSPODAROWANIA TERENU

Skala: 1:500

Terraz:	BUDOWA SIECI WODOCIAGOWEJ I KANALIZACJI SANITARNEJ
Adres obiektu:	63-400 Ostrow Wielkopolski ul. Burzowa dz. nr 14/6, 15/3, 15/5 obręb 0105
Inwestor:	WODKAN PWRK SA Ostrow Wielkopolski ul. Partyzantka 27
Projektant:	mgr inż. Gabriela Andraka DOS/IS/0037/11 nr przyn. do dzry:
Wsp. inżynierska:	mgr inż. Witold Rogala DOS/IS/0037/11 nr przyn. do dzry:
Sprawyjący:	mgr inż. Witold Rogala WKPI/IS/4285/01 nr przyn. do dzry:
Opis: rok - r.:	upr. nr IJN.742.5592, IJN.8882/09
Instalacje: całościowa	
63-400 Ostrow Wielkopolski ul. Bolek i Ludka 4	
Składowe:	PB
Brandz:	SANTARNA
Data:	MAJ 2022
Rys nr:	01

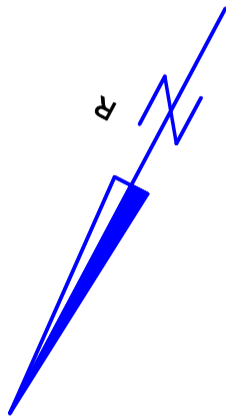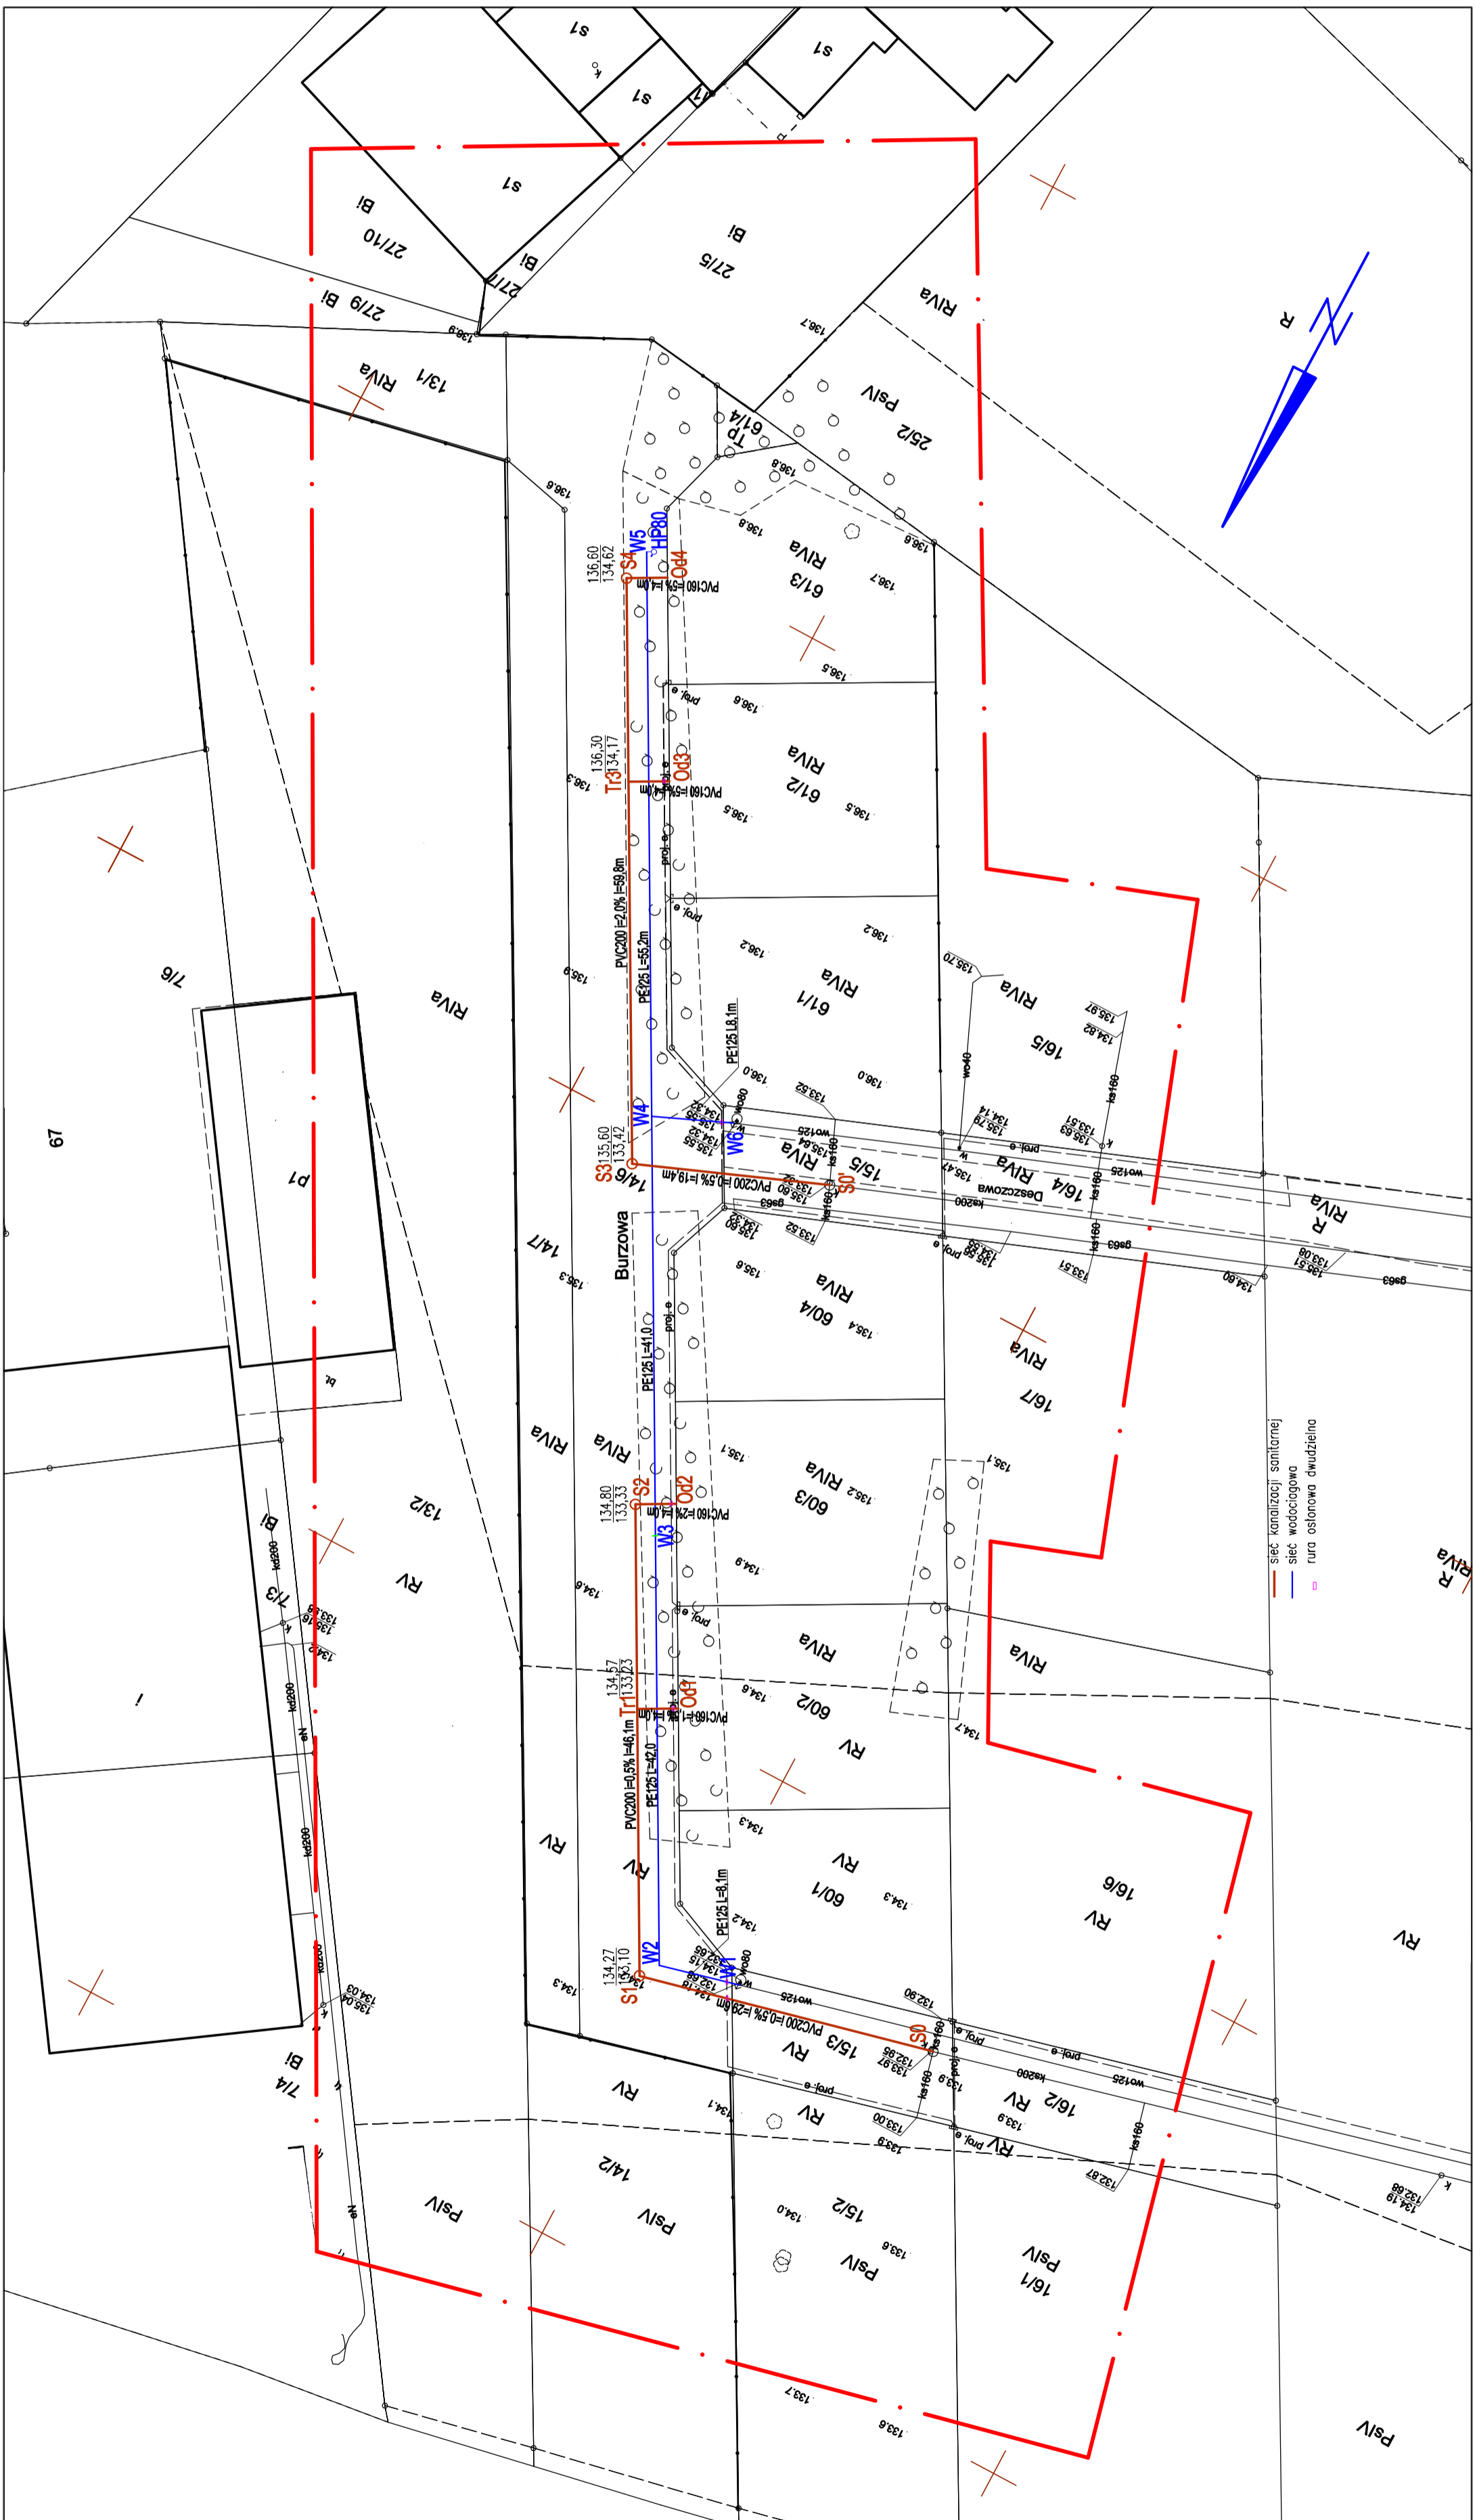

— sieć kanalizacji sanitarnej
— sieć wodociągowa
□ rura ostrowa dwudzienna