

MAPA DO CELÓW PROJEKTOWYCH

SKALA 1:500

Województwo: wielkopolskie

Powiat: ostrowski

Jednostka ewidencyjna: 301701_1, Miasto Ostrow Wielkopolski

(identyfikator, nazwa)

Obszar ewidencyjny: 0175 - Ostrow Wielkopolski

(identyfikator, nazwa okręgu)

Oznaczenie kancelaryjne zgłoszenia pracy geodezyjnej: GGO.6640.1590.2023

Numer księgi robót wykonawcy: 148g/2023

Nazwa układu współrzędnych prostokątnych płaskich: "2000" strefa 6

Nazwa układu wysokości: "PL-EVRF2007-NH"

Siatka krzyży w układzie "2000" strefa 6: +

Obszar aktualizacji: - - - - -

Ostrow Wielkopolski, dnia: 25 kwietnia 2023r.

Informacje o służebnościach gruntowych mających wpływ na zagospodarowanie gruntów, zlokalizowanych w granicach projektowanej inwestycji: nie badano.

WYKONAWCA

GEODEZJA
ul. Powstania Listopadowego 16
63-400 Ostrow Wielkopolski
tel. 503-72-74-62
NIP: 622-228-87-95 R-N: 300143747


 
GEODETA UPRAWNIONY
mgr inż. Maciej Klakulak
upr. Izaw. nr 18667
tel. 503-72-74-62



Oświadczam, że operat techniczny zawierający rezultaty prac geodezyjnych i kartograficznych w wyniku których powstał niniejszy dokument uzyskał pozytywny wynik weryfikacji. Jednocześnie informuję, że jestem świadomy odpowiedzialności karnej za złożenie fałszywego oświadczenia.

Identyfikator prac geodezyjnych: GGO.6640.1590.2023
Organ Służby Geodezyjnej i Kartograficznej, który otrzymał zgłoszenie prac geodezyjnych: Starosta Ostrowski
Wykonawca prac geodezyjnych: **GEODEZJA** ul. Powstania Listopadowego 16 63-400 Ostrow Wielkopolski REGON: 300143747
Numer oraz data sporządzenia dokumentu powiadczającego: GGO.6640.1590.2023 09.03.2023
wynik pozytywnej weryfikacji: 09.03.2023
Imię i nazwisko oraz numer uprawnień zawodowych: Maciej Klakulak upr. Izaw. nr 18667
kierownika prac geodezyjnych:

PROJEKT ZAGOSPODAROWANIA TERENU		Skala:
Temat: BUDOWA SIECI WODOCIĄGOWEJ		1:500
Adres obiektu: 63-400 Ostrow Wielkopolski ul. Pszczyńska dz. nr 7/15, 7/19, 7/40 obręgu 0175		
Inwestor:	WODIKAN PWN SA Ostrow Wielkopolski ul. Partyzanta 27	
Projektant:	mgr inż. Gabriela Andraka NR PRZYN. DO IZBY: DOS/IS/0037/11	Podpis:
ewid. instalacji	upr. nr 300DCS/10	Podpis:
Sprawdzający	mgr inż. Witold Rogala NR PRZYN. DO IZBY: WKP/IS/4295/01	Podpis:
wpł. instal. - tel.	upr. nr IJN/1745-5932, IJN-8382/180	
URZĘD PROJEKTOWE - GABRIELA ANDRAGA 63-110 Gostyń Waleś ul. Świerkowa 28		Stadium: PB
		Brandz: SANITARNA
		Data: MAJ 2023
		Rys nr: 01

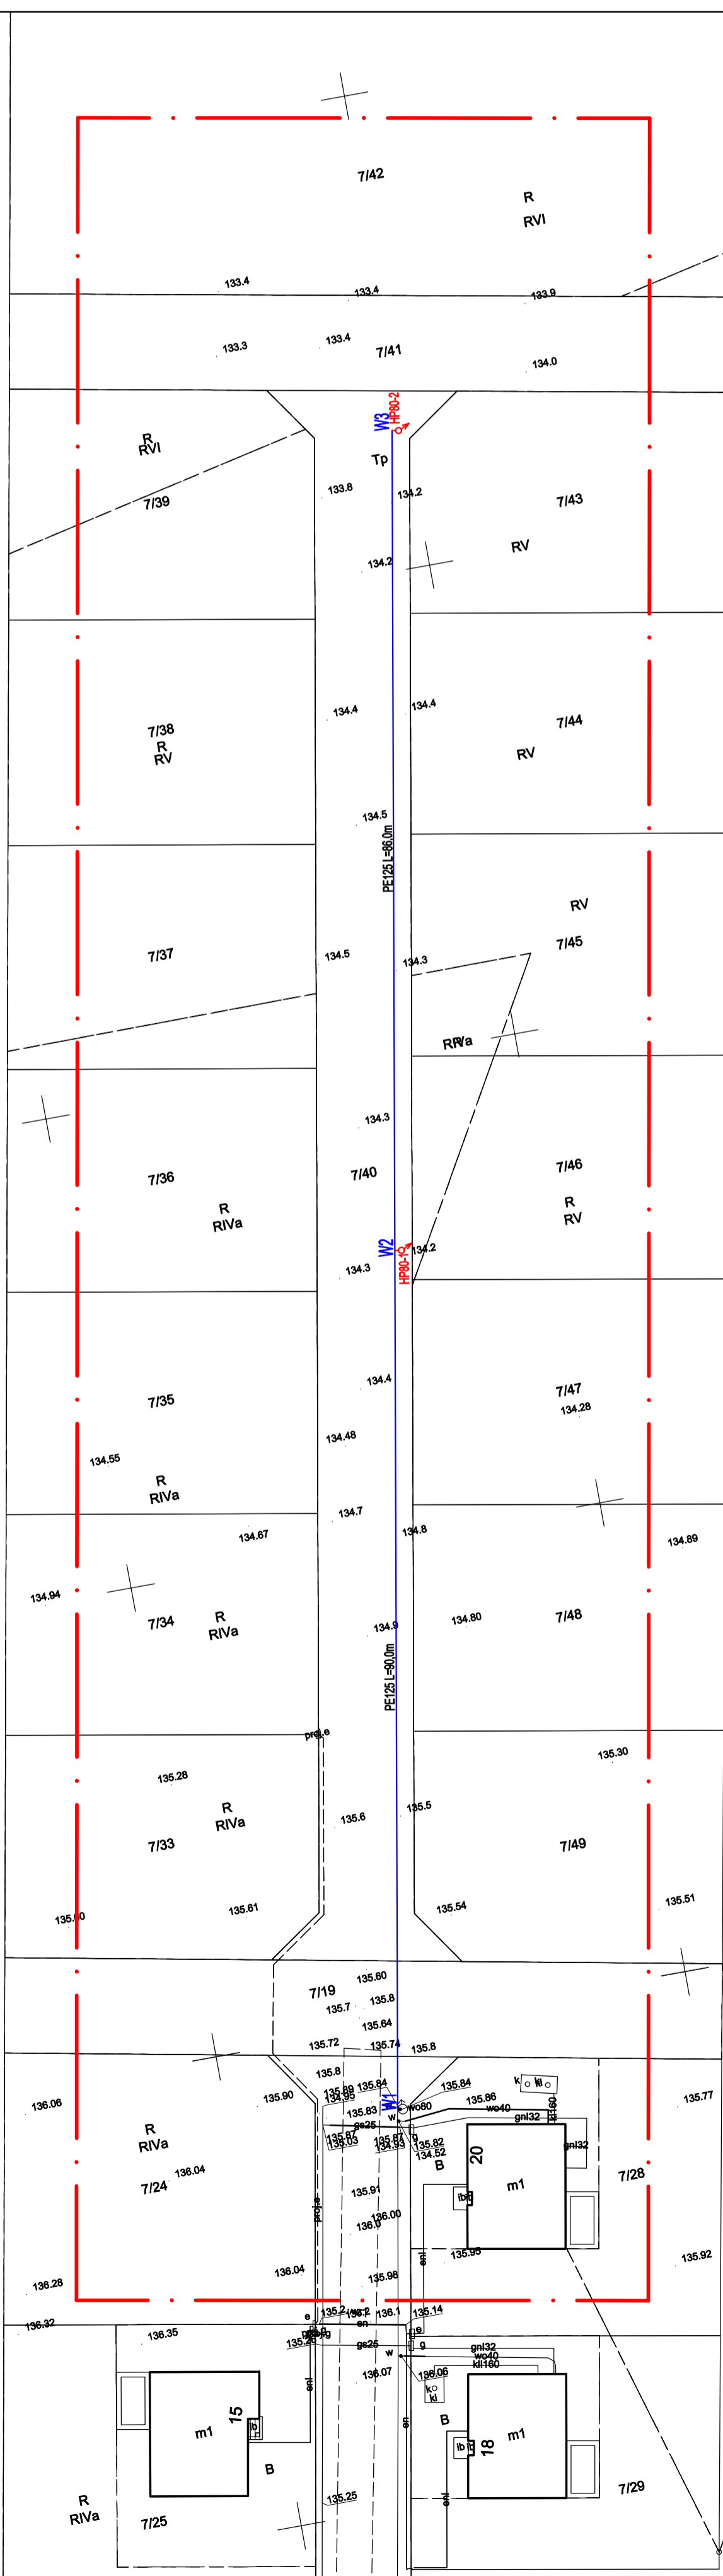

— sieć wodociągowa
W wezeł wodociagowy
HP80 hydrant HP80 (wyd. 10dm³/s, ciśn. 0.2MPa)