

MAPA DO CELÓW PROJEKTOWYCH
SKALA 1:500

Województwo: wielkopolskie

Powiat: ostrowski

Jednostka ewidencyjna: 301701_1 Miasto Ostrów Wielkopolski

(identyfikator, nazwa)

Obszar ewidencyjny: 301701_1.0168 Ostrów Wielkopolski

(identyfikator, nazwa obszaru)

Miejscowość: Ostrów Wielkopolski ul. Ktosowa

Oznaczenie kancelaryjne zgłoszonej pracy geodezyjnej: GGO.6640.2522.2022

Numer księgi robót wykonawcy: 274g/2022

Nazwa układu współrzędnych prostokątnych płaskich: "2000" strefa 6

Nazwa układu wysokości: "PL-EVRF2007-NH"

Sekcja: 6.160.19.01.3.2

Obszar aktualizacji:

Informacje o stuleźnościach gruntowych mających wpływ na zagospodarowanie gruntów, zlokalizowanych w granicach projektowanej inwestycji: nie badano.

Ostrów Wielkopolski, dnia: 27.05.2022 r.

Wykonawca

GEODEZJA

ul. Powstańca Listopadowego 16

63-400 Ostrów Wielkopolski

tel. 503-72-74-62

NIP: 622-228-87-95 R-N: 300143747

GEODEZJA UPRAWNIONY


mgr inż. Maciej Kłakulak

upr. zaw. nr 18667



Oświadczam, że operat techniczny zawierający rezultaty prac geodezyjnych i karograficznych w wyniku których powstał niniejszy dokument uzyskał pozytywny wynik weryfikacji. Jednocześnie informuję, że jestem świadomy odpowiedzialności karnej za złożenie fałszywego oświadczenia.	Identyfikator prac geodezyjnych	GGO.6640.2522.2022
Organ Służby Geodezyjnej i Karograficznej, który otrzymał zgłoszenie prac geodezyjnych	Wykonawca prac geodezyjnych	Starosta Ostrowski
GEODEZJA ul. Powstańca Listopadowego 16 63-400 Ostrów Wielkopolski NIP: 622-228-87-95 R-N: 300143747	Numer oraz data sporządzenia dokumentu potwierdzającego wynik pozytywnej weryfikacji	GGO.6640.2522.2022 13.05.2022
Maciej Kłakulak upr. zaw. nr 18667	Imię i nazwisko oraz numer uprawnień zawodowych kierownika prac geodezyjnych	

PROJEKT ZAGOSPODAROWANIA TERENU		Skala: 1:500
Temat:	BUDOWA SIECI WODODCIĄGOWEJ I KANALIZACJI SANITARNEJ	
Adres obiektu:	63-400 Ostrów Wielkopolski rejon ul. Ktosowej 18, 53/1, 53/7 obręb 0168	
Inwestor:	WODKAN PNH SA Ostrów Wielkopolski ul. Partyzanta 27	
Projektant:	mgr inż. Gabriela Andraka	
spec. wykonawca:	upr. nr 3001005/10 DCS/IS/0037/11	
Sprawdzający:	mgr inż. Witold Rogala	
spec. nadz. inż.:	upr. nr UAN.1346.5532.UAN.63882180 WKP/IS/4295/01	
Usługa projektowa:	GEODEZJA ANDRAGA	
63-400 Ostrów Wielkopolski ul. Bohai Loba 4	Stadium:	PB
Brand:	SANTARNA	
Data:	SIERPIEŃ 2022	
Rys nr:	01	

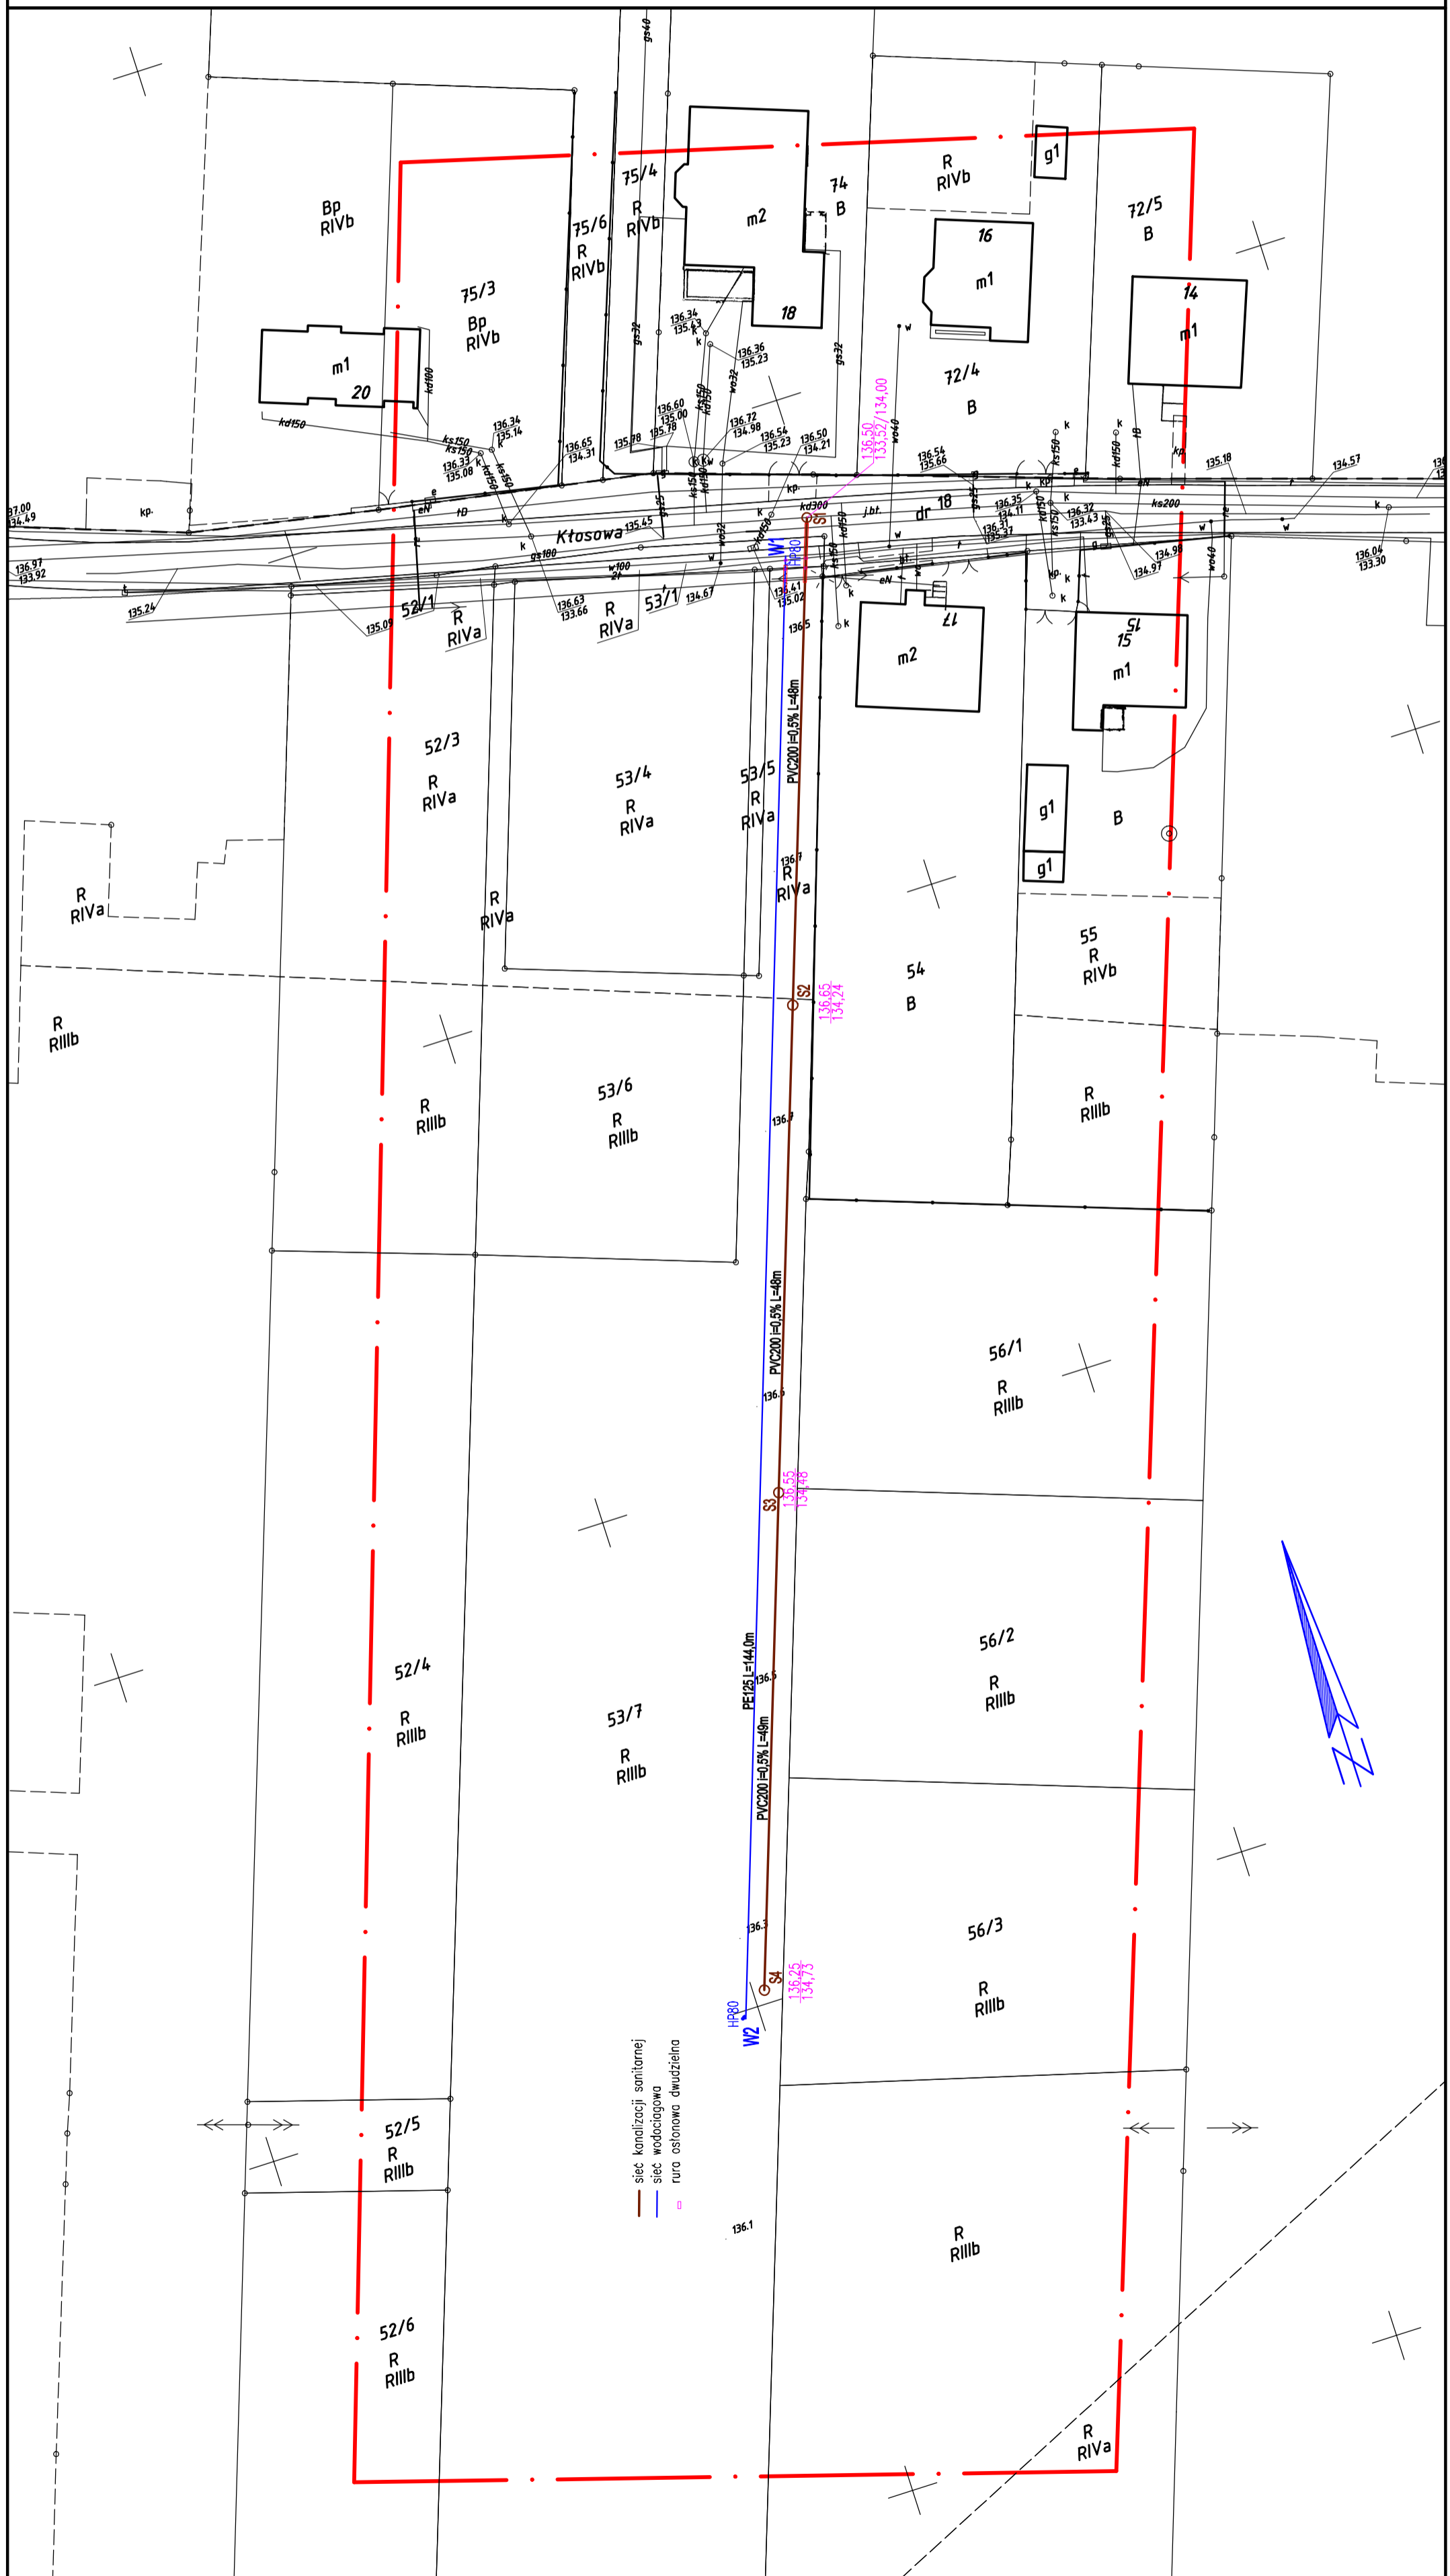

— sieć kanalizacji sanitarnej
— sieć wodociągowa
□ ruro ochronowa dwudzielna