


# SUW WODKAN OSTRÓW WLKP.

## Rzut dachu budynku filtrów - profile omega

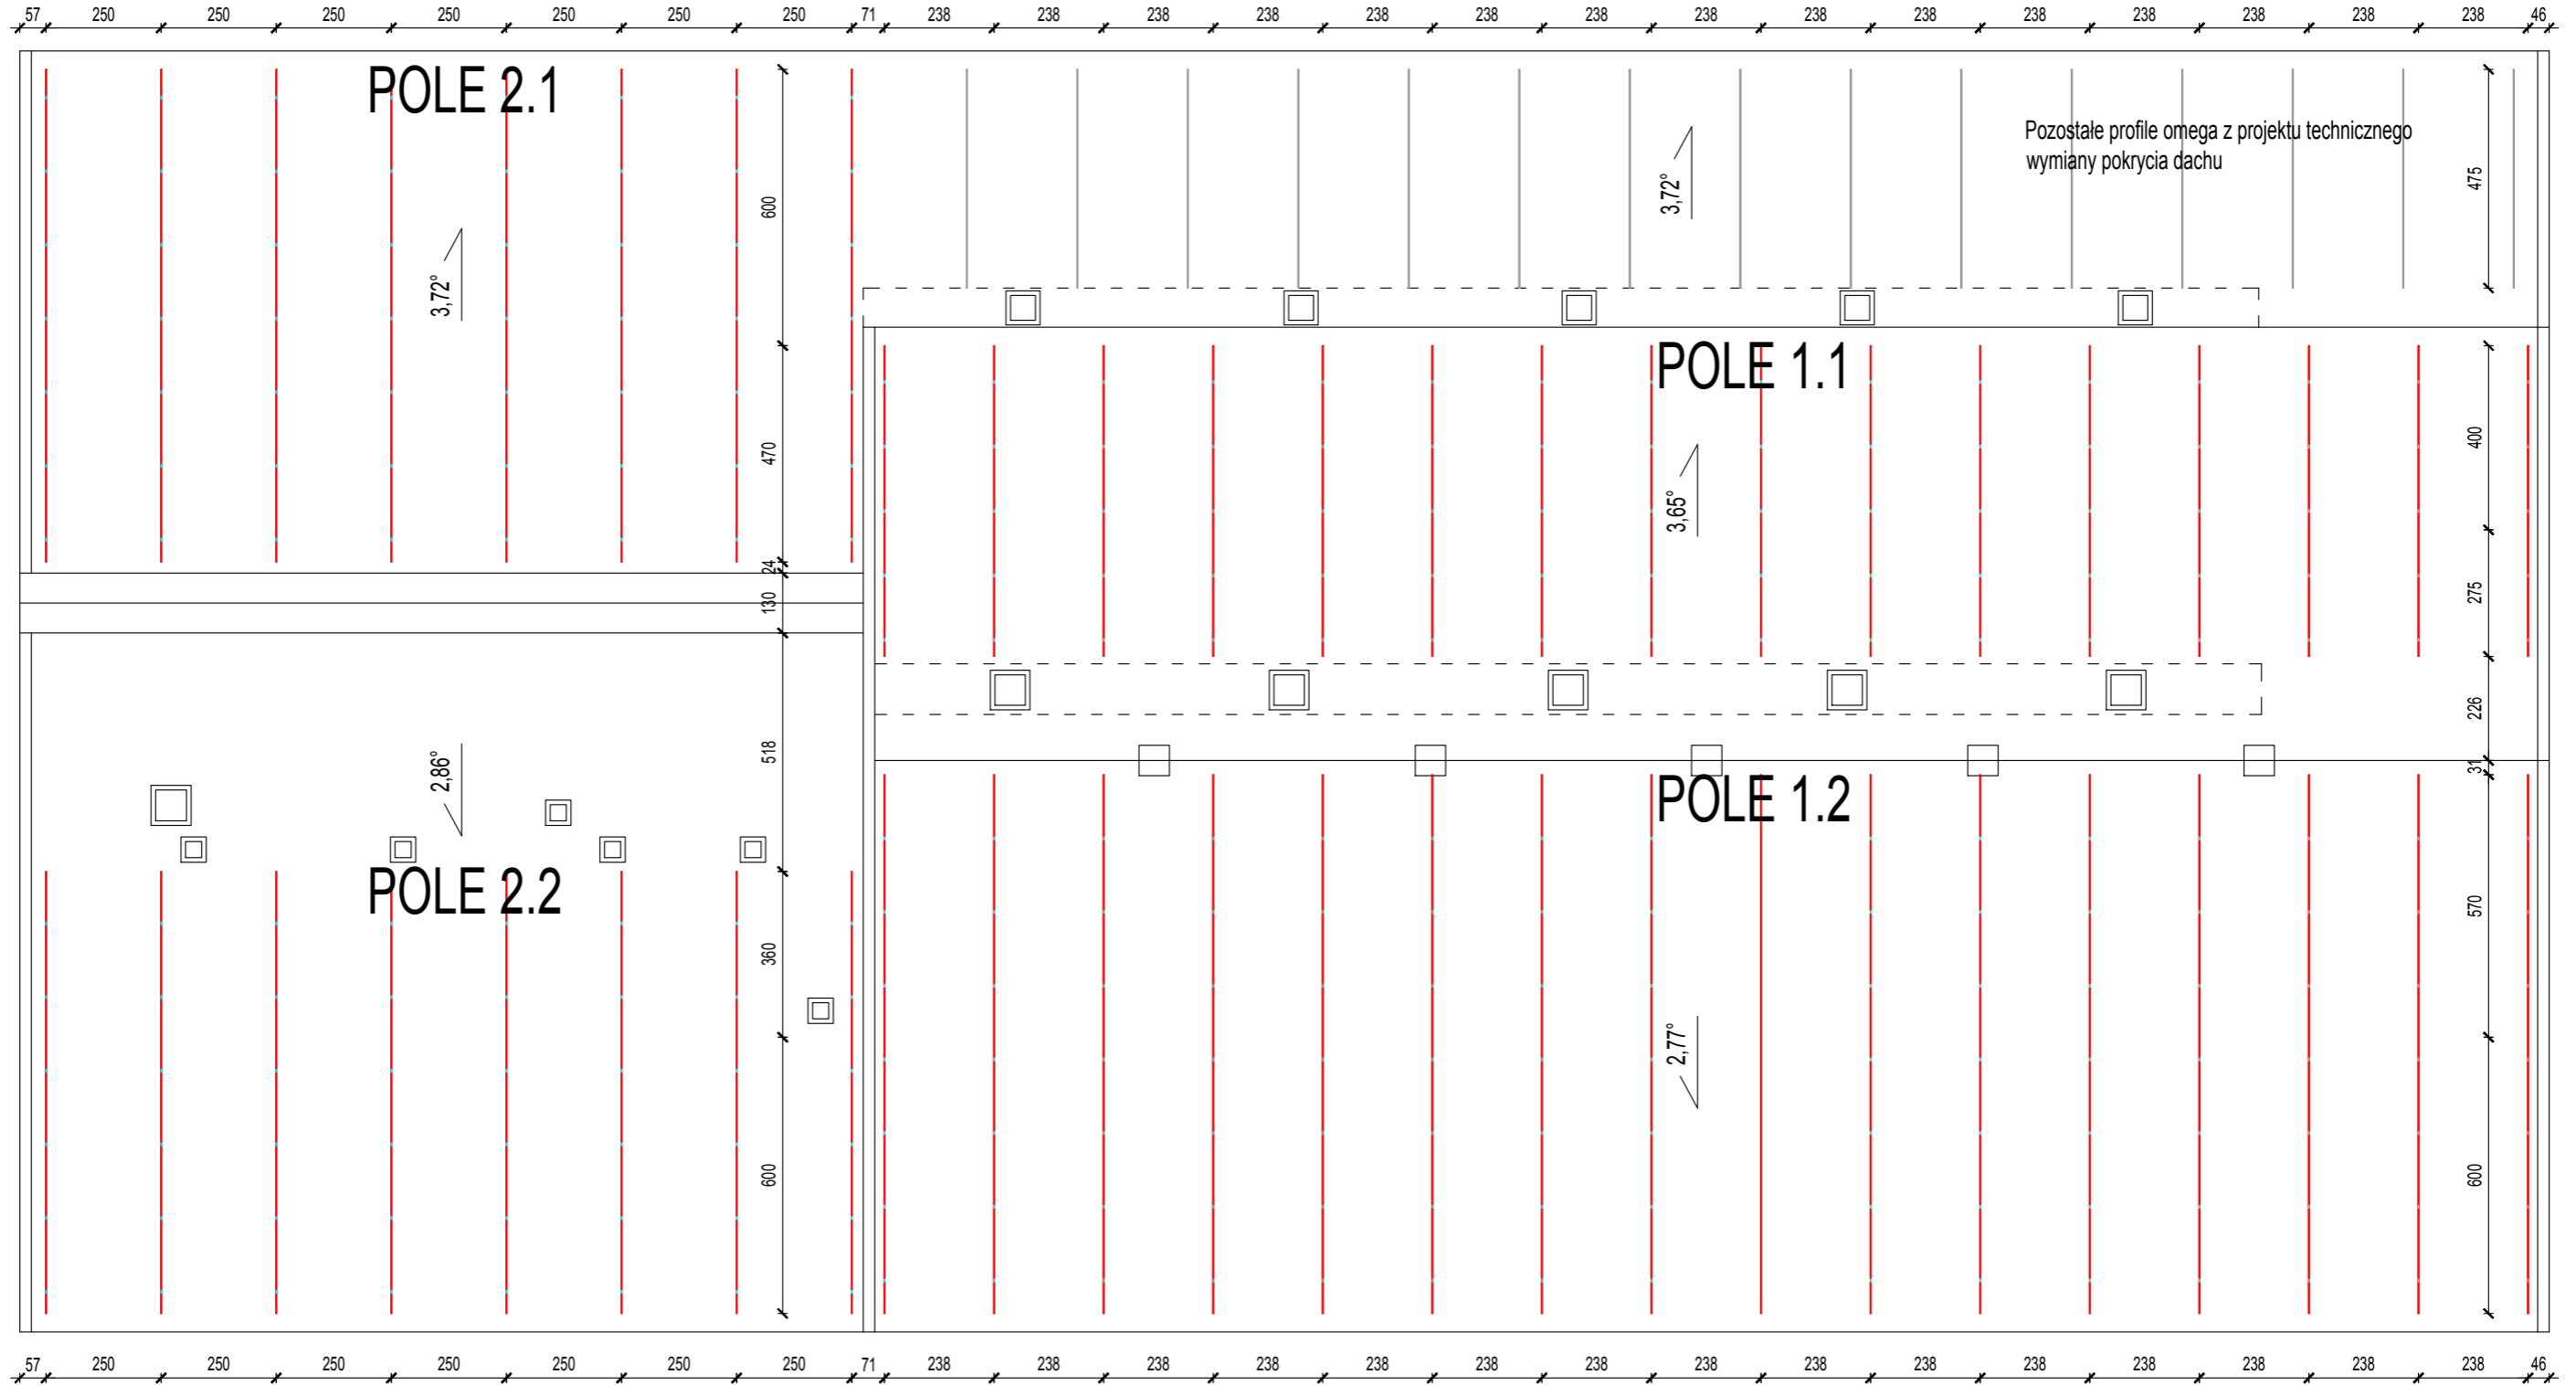

### LEGENDA

— Profile Omega

002-TRYP		ROZWIĄZANIA ZAWARTE W NINIEJSZYM OPRACOWANIU STANOWIĄ WYŁĄCZNĄ WŁASNOŚĆ "CONCEPT" Zdzisław Stachowiak I MOGĄ BYĆ STOSOWANE, POWIELANE ORAZ UDOSTĘPNIANE OSOBOM TRZECIM JEDYNI NA PODSTAWIE PISEMNEGO ZEZWOLENIA W.W. FIRM Z ZASTRZEŻENIEM WSZELKICH SKUTKÓW PRAWNYCH		BRANŻA BRANCH	
"CONCEPT" Zdzisław Stachowiak		Temat Subject Budowa Elektrowni Fotowoltaicznej o mocy 356,75 kWp na terenie WODKAN Przedsiębiorstwo Wodociągów i Kanalizacji SA -Stacji Uzdatniania Wody 63-400 Ostrów Wielkopolski ul. Wodociągi Miejskie 1 Działki nr 20,21,22,23 i 29 obręb 0202			
ul. Budowlanych 5 63-400 Ostrów Wlkp. tel./fax: (62) 720 37 14 e-mail: zdzislaw.stachowiak@gmail.com		Objekt OBJECT Budowa elektrowni fotowoltaicznej składająca się: paneli fotowoltaicznych, konstrukcji wsporczych, inwerterów solarnych, tras kablowych, zlokalizowanej w Ostrowie Wielkopolskim na działkach nr 20,21,22,23 i 29 obręb 0202. Jednostka ewidencyjna: 301701_1, Ostrów Wielkopolski - miasto			
PROJEKTOWAŁ DESIGNED	OPRACOWAŁ DRAWN	WKP/0034 /POOK/05	RYSUNEK DRAWING Rzut dachu budynku filtrów - profile omega		
mgr inż. Mirosław Karolak	inż. Piotr Wawrzycki	UPR.	DATA ROK START DATE	FORMAT SIZE	SKALA SCALE
			07-2023	A3	1:150
SPRAWDZIŁ CHECKED			DATA WYDANIA DATE OF ISSUE		
			12-2023		
					NR RYSUNKU DRAWING No.
					K08
					ARKUSZ SHEET
					1/1
					NR PROJEKTU DESIGN No.
					17/PV/01
					REWIZJA REVISION
					A