


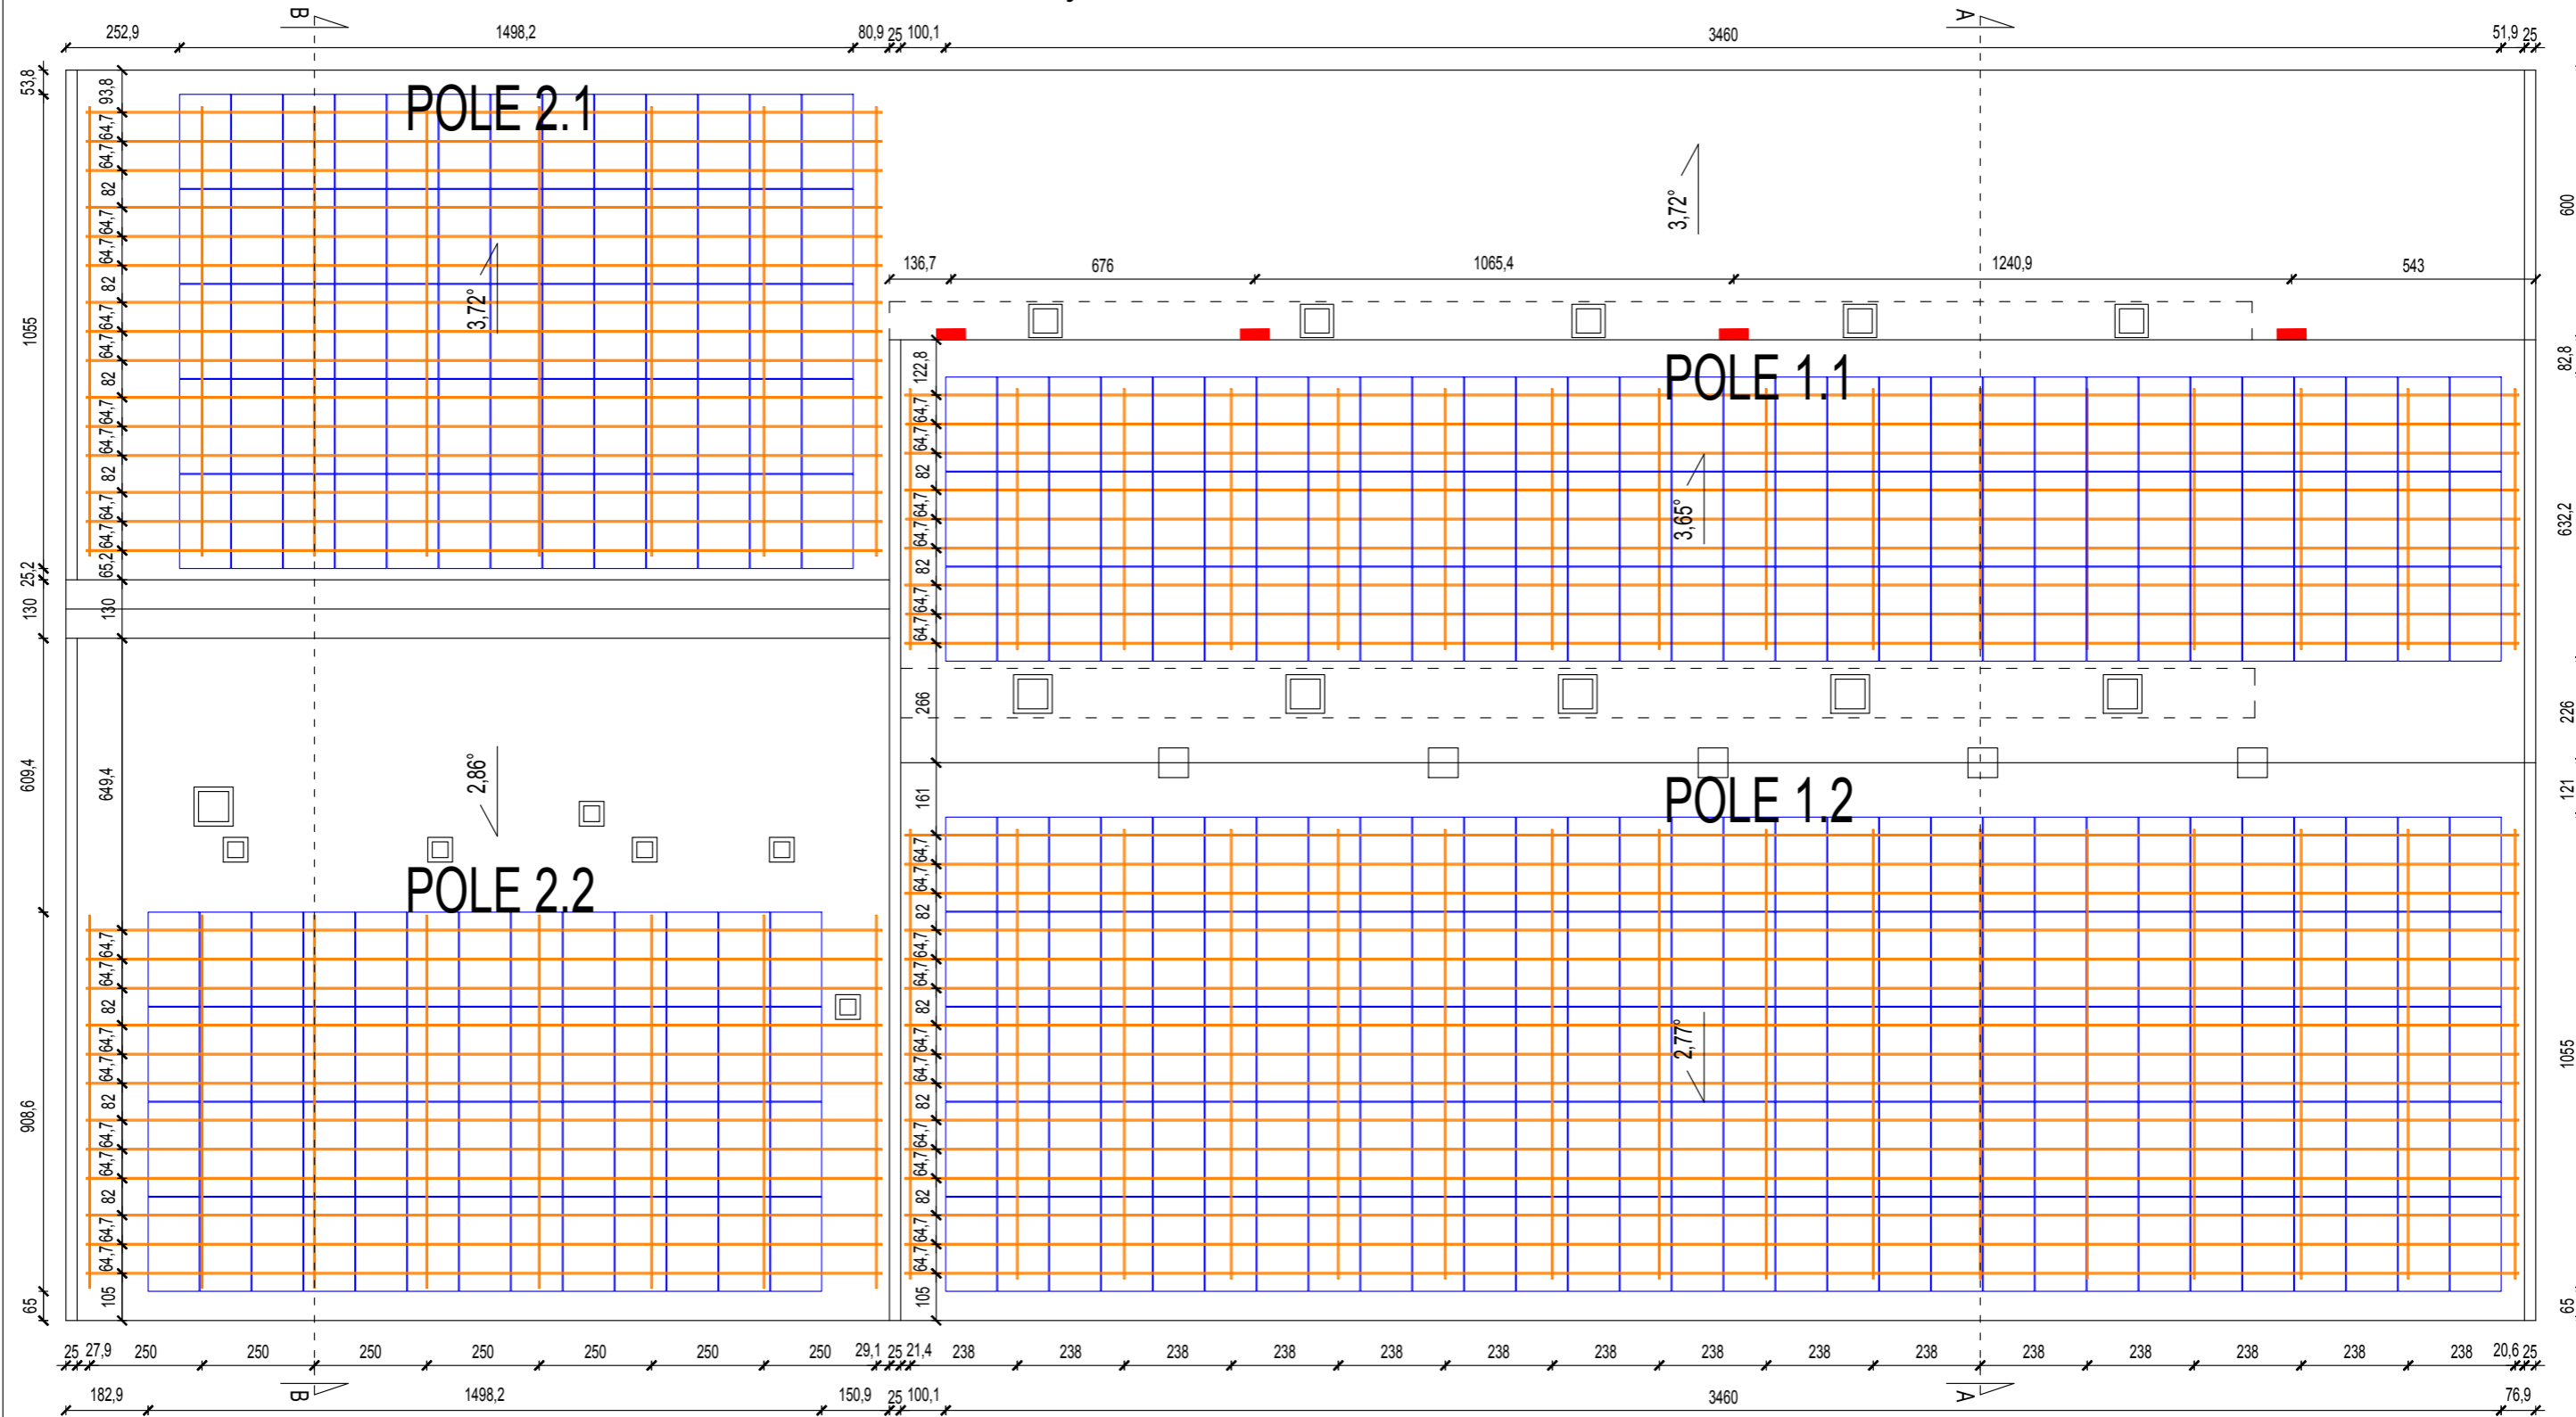


SUW WODKAN OSTRÓW WLKP.

Rzut dachu budynku filtrów - rozmieszczenie modułów



LEGENDA

-  Projektowane moduły fotowoltaiczne 2093 x 1134 mm
-  Projektowane profile montażowe wzmacnione
-  Projektowane falowniki

<small>002-TRYP</small> ROZWIĄZANIA ZAMARTE W NINIEJSZYM OPRACOWANIU STANOWIĄ WYŁĄCZNĄ WŁASNOŚĆ "CONCEPT" Zdzisław Stachowiak I MOGĄ BYĆ STOSOWANE, POWIELANE ORAZ UDOŚTĘPNIANE OSOBOM TRZECIM JEDYNI NA PODSTAWIE PISEMNEGO ZEZWOLENIA W.W. FIRM Z ZASTRZEŻENIEM WSZELKICH SKUTKÓW PRAWNYCH <small>COPYING OF THIS DOCUMENT AND GIVING IT TO OTHERS AND THE USE OR COMMUNICATION OF THE CONTENTS THEREOF ARE FORBIDDEN WITHOUT EXPRESS AUTHORITY BY OFFENDERS ARE LIABLE TO THE PAYMENT OF DAMAGES. ALL RIGHTS ARE RESERVED IN THE EVENT OF THE GRANT OF A PATENT OR THE REGISTRATION OF A UTILITY</small>		BRANŻA BRANCH KONSTRUKCYJNO-BUDOWLANA	
"CONCEPT" Zdzisław Stachowiak ul. Budowlanych 5 63-400 Ostrów Wlkp. tel./fax: (62) 720 37 14 e-mail: zdzislaw.stachowiak@gmail.com		Temat Subject Budowa Elektrowni Fotowoltaicznej o mocy 356,75 kWp na terenie WODKAN Przedsiębiorstwo Wodociągów i Kanalizacji SA -Stacji Uzdatniania Wody 63-400 Ostrów Wielkopolski ul. Wodociągi Miejskie 1 Działki nr 20,21,22,23 i 29 obręb 0202 Objekt OBJECT Budowa elektrowni fotowoltaicznej składająca się: paneli fotowoltaicznych, konstrukcji wsporczych, inwerterów solarnych, tras kablowych, zlokalizowanej w Ostrowie Wielkopolskim na działkach nr 20,21,22,23 i 29 obręb 0202. Jednostka ewidencyjna: 301701_1, Ostrów Wielkopolski - miasto	
PROJEKTOWAŁ DESIGNED mgr inż. Mirosław Karolak	WKP/0034 /POOK/05	RYSUNEK DRAWING Rzut dachu budynku filtrów - rozmieszczenie modułów	
OPRACOWAŁ DRAWN inż. Piotr Wawrzycki	UPOR. SIGNATURE	DATA ROZ. START DATE 07-2023	NR RYSUNKU DRAWING No. K10
SPRAWDZIŁ CHECKED	DATA WYDANIA DATE OF ISSUE 12-2023	SKALA SCALE 1:150	NR PROJEKTU DESIGN No. 17/PV/01
		ARKUSZ SHEET 1/1	REWIZJA REVISION A