

— sieć wodociągowa (odginięcie na sieci obwodowej) PE 25 DN100  
 W węzeł wodociągowy  
 HP80 hydropont nadziemny HP80 (wyl. 10dm<sup>3</sup>/s, ciśn. 0,2MPa)

La zgodność z oryginałem

**RZECZOZNAWCA DO PRAC ZABEZPIECZENIA PRZECIWPÓŻAROWYCH**  
 mgr inż. Ryszard Frąckak Nr upr. 420/2000  
 Gorzycie Wielkie dn. 11.02.2014  
 Zgodność projektu z wymaganiami ochrony przeciwpożarowej stwierdzam  
 bez uwag

Projekt nie służy do projektowania bez ograniczeń w szczególności instalacji w zakręcie sieci, instalacji i urządzeń elektrycznych, wentylacyjnych, wodociągowych i kanalizacyjnych w budynkach 300/05/10




GEODETA PPR  
 mgr inż. Maciej  
 upr. 28W, nr  
 tel. 503-72-74

GEODEZJA  
 ul. Powstania Listopa  
 63-400 Ostrow Wie  
 tel. 503-72-74  
 NIP: 622-228-87-95 R-1

Wykonawca

Województwo: wie  
 Powiat: ostrowski  
 Jednostka ewidenc.  
 Obręb ewidencyjny  
 Miejsowość: Ostr  
 Oznaczenie kanalic  
 Numer księgi robót  
 Nazwa układu wsp  
 Nazwa układu wys  
 Obszar aktualizacji  
 Informacje o służet  
 zlokalizowanych w  
 Ostrow Wielkopols

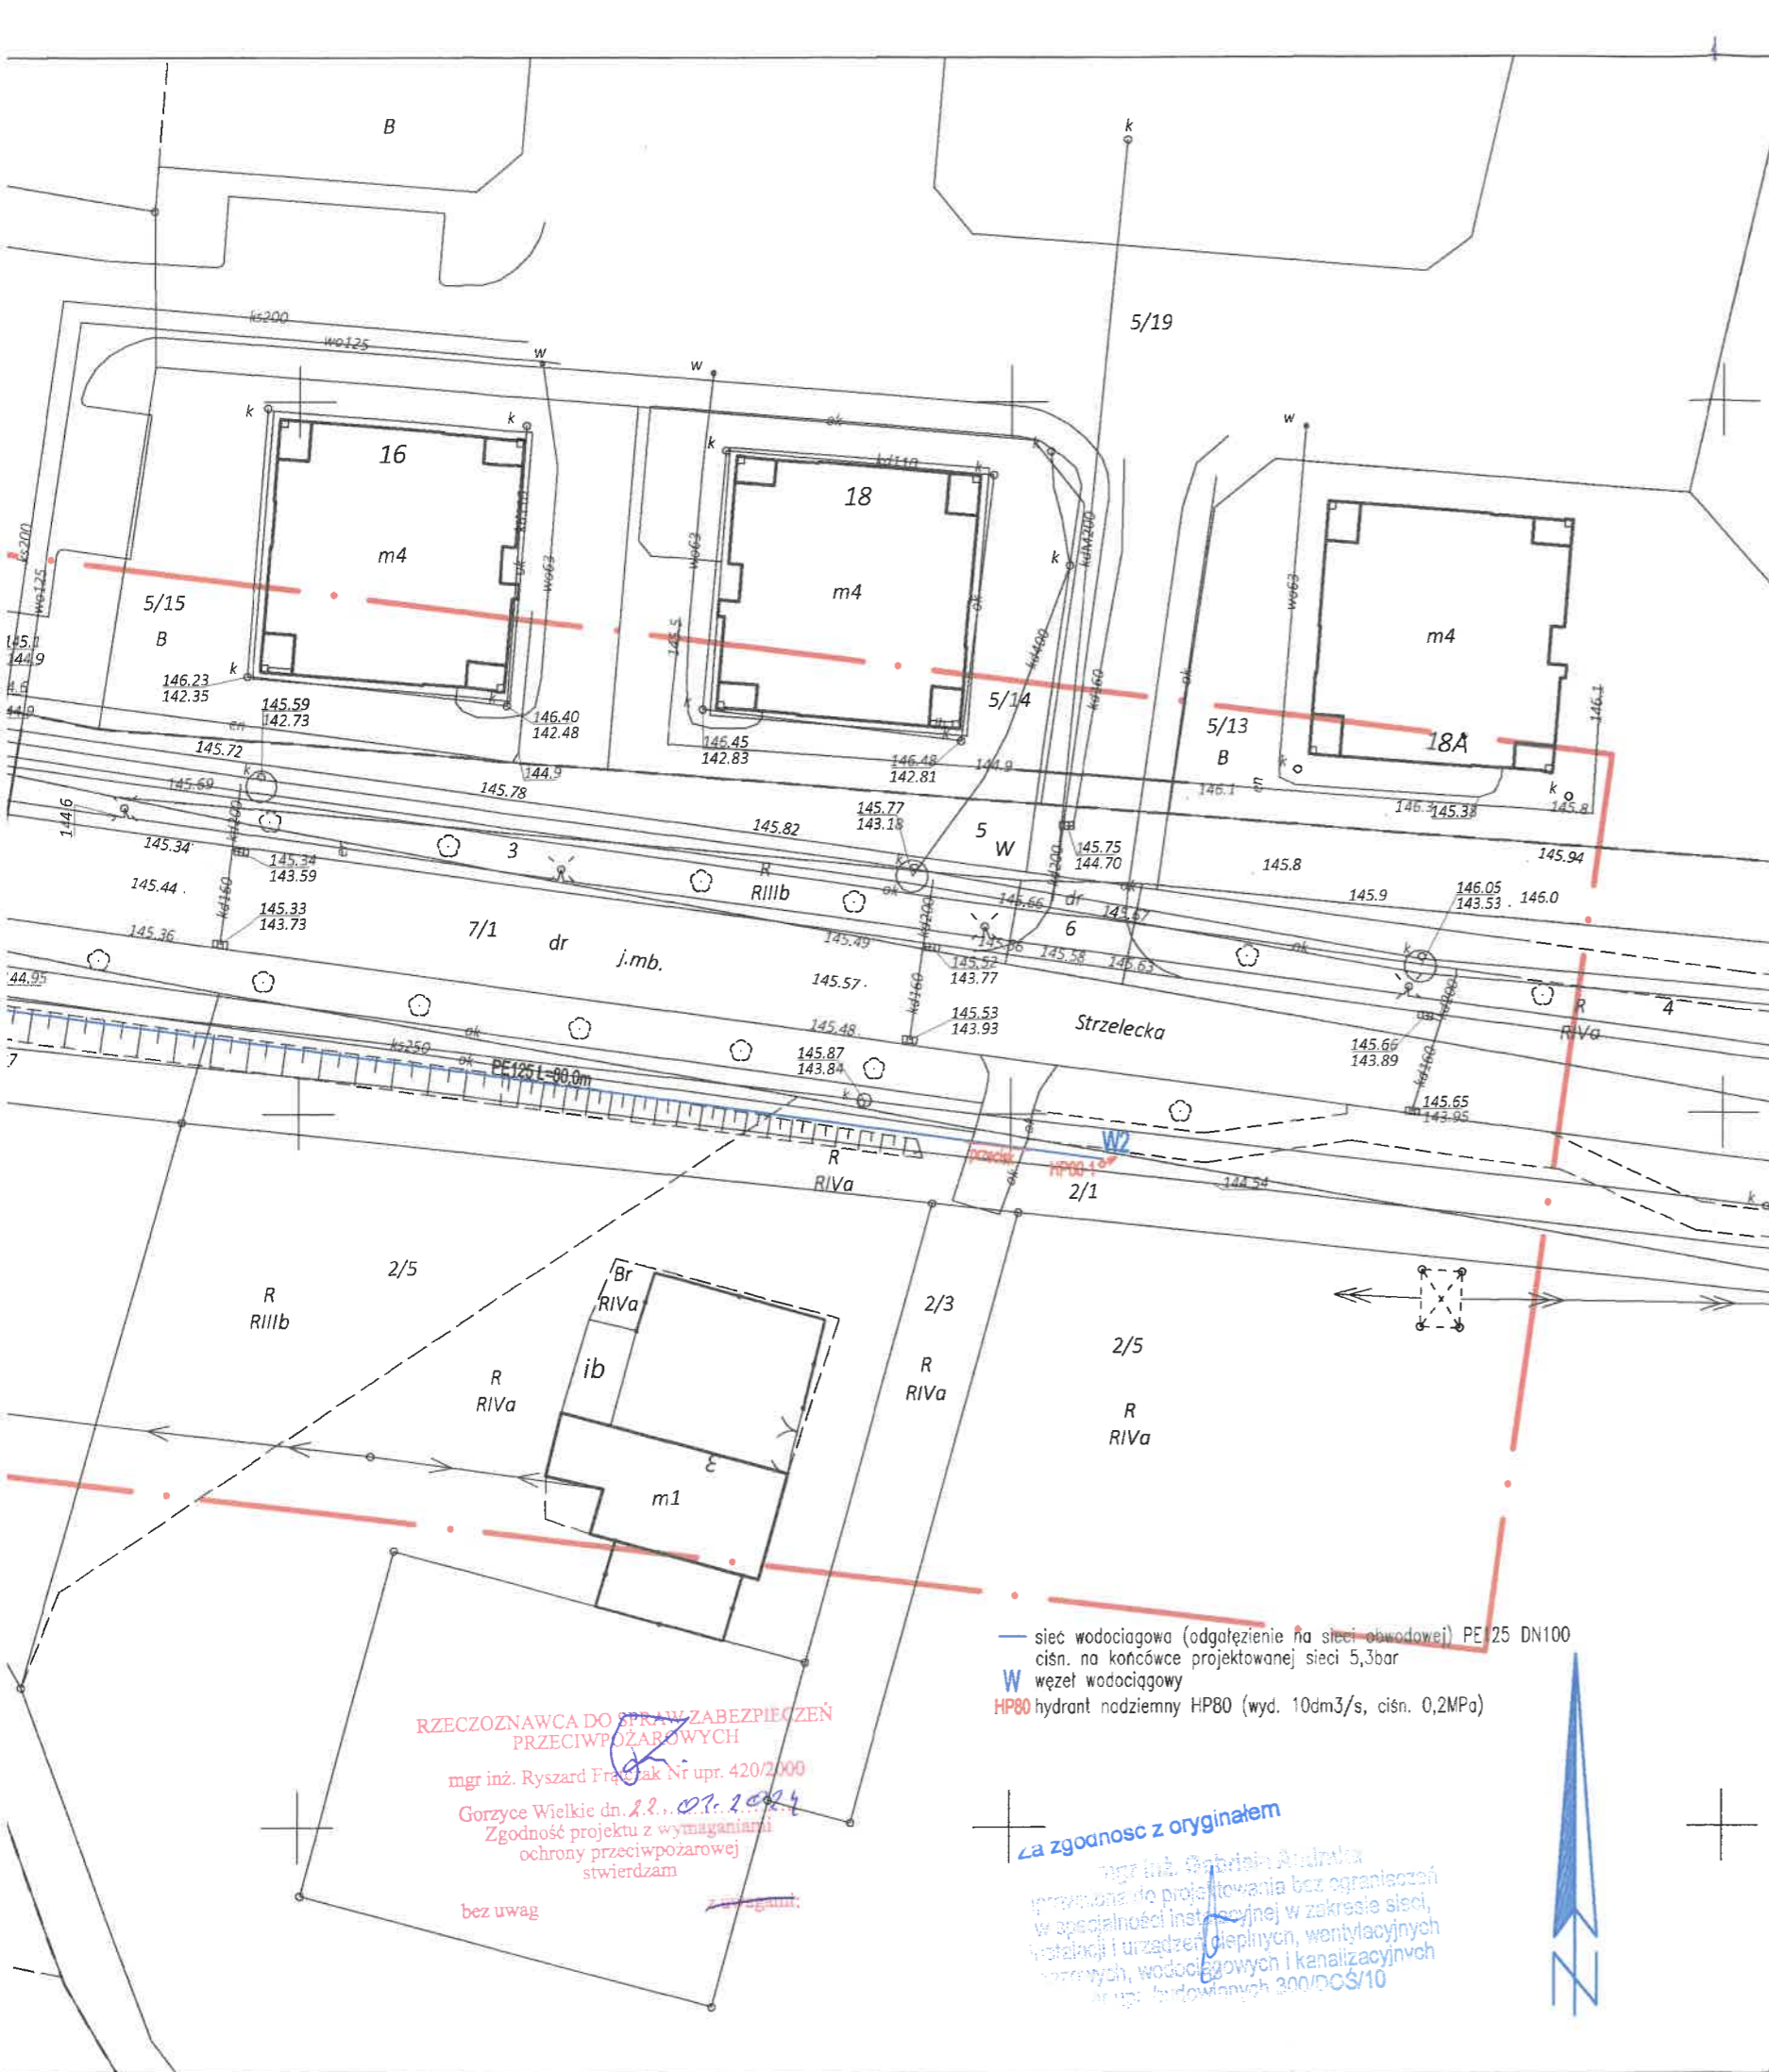

**MAPA DO CELÓW PROJEKTOWYCH**  
**SKALA 1:500**

Województwo: wielkopolskie  
Powiat: ostrowski  
Jednostka ewidencyjna: 301701\_1 Miasto Ostrów Wielkopolski

Obręb ewidencyjny: 301701\_1.0128 Ostrów Wielkopolski

Miejscowość: Ostrów Wielkopolski ul. Strzelecka  
Oznaczenie kancelaryjne zgłoszonej pracy geodezyjnej: GGO.6640.5941.2023  
Numer księgi robót wykonawcy: 516g/2023  
Nazwa układu współrzędnych prostokątnych płaskich: "2000" strefa 6  
Nazwa układu wysokości: "PL-EVRF2007-NH"  
Obszar aktualizacji: — — — — —  
Informacje o służebnościach gruntowych mających wpływ na zagospodarowanie gruntów, zlokalizowanych w granicach projektowanej inwestycji: nie badano.

Ostrów Wielkopolski, dnia: 03.01.2024 r.

Wykonawca

**GEODEZJA**  
ul. Powstania Listopadowego 16  
63-400 Ostrów Wielkopolski  
tel. 503-72-74-62  
NIP: 622-228-87-95 R-N: 300143747

**GEODETA UPRAWNIONY**  
mgr inż. Maciej Kłakulak  
upr. zaw. nr 18667  
tel. 503-72-74-62



Oświadczam, że operat techniczny zawierający rezultaty prac geodezyjnych i kartograficznych w wyniku których powstał niniejszy dokument uzyskał pozytywny wynik weryfikacji. Jednocześnie informuję, że jestem świadomy odpowiedzialności karnej za złożenie fałszywego oświadczenia.	
Identyfikator prac geodezyjnych	GGO.6640.5941.2023
Organ Służby Geodezyjnej i Kartograficznej, który otrzymał zgłoszenie prac geodezyjnych	Starosta Ostrowski
Wykonawca prac geodezyjnych	<b>GEODEZJA</b> ul. Powstania Listopadowego 16 63-400 Ostrów Wielkopolski REGON 300143747
Numer oraz data sporządzenia dokumentu potwierdzającego wynik pozytywnej weryfikacji	GGO.6640.5941.2023 16.01.2024
Imię i nazwisko oraz numer uprawnień zawodowych kierownika prac geodezyjnych	Maciej Kłakulak upr. zaw. nr 18667

**RZECZOZNAWCA DO SPRAW ZABEZPIECZEŃ PRZECIWPÓŻAROWYCH**  
mgr inż. Ryszard Franczak Nr upr. 420/2000  
Gorzyce Wielkie dn. 12.01.2024  
Zgodność projektu z wymaganiami ochrony przeciwpożarowej stwierdzam  
bez uwag

— sieć wodociągowa (odgałenienie na sieci obwodowej) PE 25 DN100  
ciśn. na końcówce projektowanej sieci 5,3bar  
W węzeł wodociągowy  
HP80 hydrant nadziemny HP80 (wyd. 10dm<sup>3</sup>/s, ciśn. 0,2MPa)

za zgodność z oryginałem  
mgr inż. Gabriela Andraka  
uprawniona do projektowania bez ograniczeń w specjalności instalacyjnej w zakresie sieci, instalacji i urządzeń cieplnych, wentylacyjnych, gazowych, wodociągowych i kanalizacyjnych  
upr. budowlanych 300/DOŚ/10

<b>PROJEKT ZAGOSPODAROWANIA TERENU</b>		Skala:	1:500
Temat:	BUDOWA SIECI WODODCIĄGOWEJ		
Adres obiektu:	63-400 Ostrów Wielkopolski ul. Strzelecka dz. 1/1, 2/1 obręb 0128		
Inwestor:	WODKAN PWIK SA Ostrów Wielkopolski ul. Partyzancka 27		
Projektant:	mgr inż. Gabriela Andraka	NR PRZYN. DO IZBY:	Podpis:
spec. instal. - inż.	upr. nr 300/DOŚ/10	DOŚ/IS/0037/11	
Sprawdzający:	mgr inż. Witold Rogala	NR PRZYN. DO IZBY:	Podpis:
spec. instal. - inż.	upr. nr UAN.7342-55/92, UAN-9388/21/90	WKP/IS/4295/01	
USŁUGI PROJEKTOWE - GABRIELA ANDRAKA 63-410 Gorzyce Wielkie ul. Świerkowa 26	Stadium: PB-PZT	Branża: SANITARNA	Data: STYCZEŃ 2024
			Rys nr: <b>01</b>