

MAPA DO CELÓW PROJEKTOWYCH
SKALA 1:500

Województwo: wielkopolskie
Powiat: ostrowski
Jednostka ewidencyjna: 301701_1 Ostrów Wielkopolski

Obręb ewidencyjny: 301701_1.0108 Ostrów Wielkopolski

Miejscowość: Ostrów Wielkopolski ul. Olszowa
Oznaczenie kancelaryjne zgłoszonej pracy geodezyjnej: GGO.6640.5950.2023
Numer księgi robót wykonawcy: 519g/2023
Nazwa układu współrzędnych prostokątnych płaskich: "2000" strefa 6
Nazwa układu wysokości: "PL-EVRF2007-NH"
Obszar aktualizacji:
Informacje o służebnościach gruntowych mających wpływ na zagospodarowanie gruntów, zlokalizowanych w granicach projektowanej inwestycji: nie badano.

Ostrów Wielkopolski, dnia: 08.01.2024 r.

Wykonawca


GEODEZJA
ul. Powstańca Listopadowego 16
63-400 Ostrów Wielkopolski
tel. 503-72-74-62
NIP: 622-228-87-95 R-N: 300143747

GEORETA UPRAWNIONY
mgr inż. Maciej Kłakulak
upr. / zaw. - nr 18667
tel. 503-72-74-62



Oświadczam, że operat techniczny zawierający rezultaty prac geodezyjnych i kartograficznych w wyniku których powstał niniejszy dokument uzyskał pozytywny wynik weryfikacji. Jednocześnie informuję, że jestem świadomy odpowiedzialności karnej za złożenie fałszywego oświadczenia.	Identyfikator prac geodezyjnych	GGO.6640.5950.2023
Organ Służby Geodezyjnej i Kartograficznej, który otrzymał zgłoszenie prac geodezyjnych	Starosta Ostrowski	
Wykonawca prac geodezyjnych	GEODEZJA ul. Powstańca Listopadowego 16 63-400 Ostrów Wielkopolski REGON: 300143747	
Numer oraz data sporządzenia dokumentu potwierdzającego wynik pozytywniej weryfikacji	GGO.6640.5950.2023	17.01.2024
Imię i nazwisko oraz numer uprawnień zawodowych kierownika prac geodezyjnych	Maciej Kłakulak upr. / zaw. - nr 18667	

Skala: 1:500	
PROJEKT ZAGOSPODAROWANIA TERENU	
Temat:	BUDOWA SIECI WODODCIĄGOWEJ I KANALIZACJI SANITARNEJ
Adres obiektu:	63-400 Ostrów Wielkopolski rejon ul. Olszowej dz. 68/1, 53, 54/1 obręb 0108
Inwestor:	WODKAN PWIK SA Ostrów Wielkopolski ul. Partyzantka 27
Projektant:	mgr inż. Gabriela Andraka spec. inżynieria upr. nr 300/DOS/10 NR PRZYN. DO ZBY: DOS/IS/0037/11 Podpis:
Sprawdzający:	mgr inż. Witold Rogala upr. nr UAN.7342.5562, UAN-63662180 WKP/IS/42365/01 Podpis:
Stan: inż. - inż.	
USŁUGI PROJEKTOWE - GABRIELA ANDRAGA 63-410 Gorzyca Wielka ul. Świeżkowa 26	Skądin: PB
Branch: SANITARNA	Branch: SANITARNA
Date: LUTY 2024	Date: LUTY 2024
Rys nr: 01	Rys nr: 01

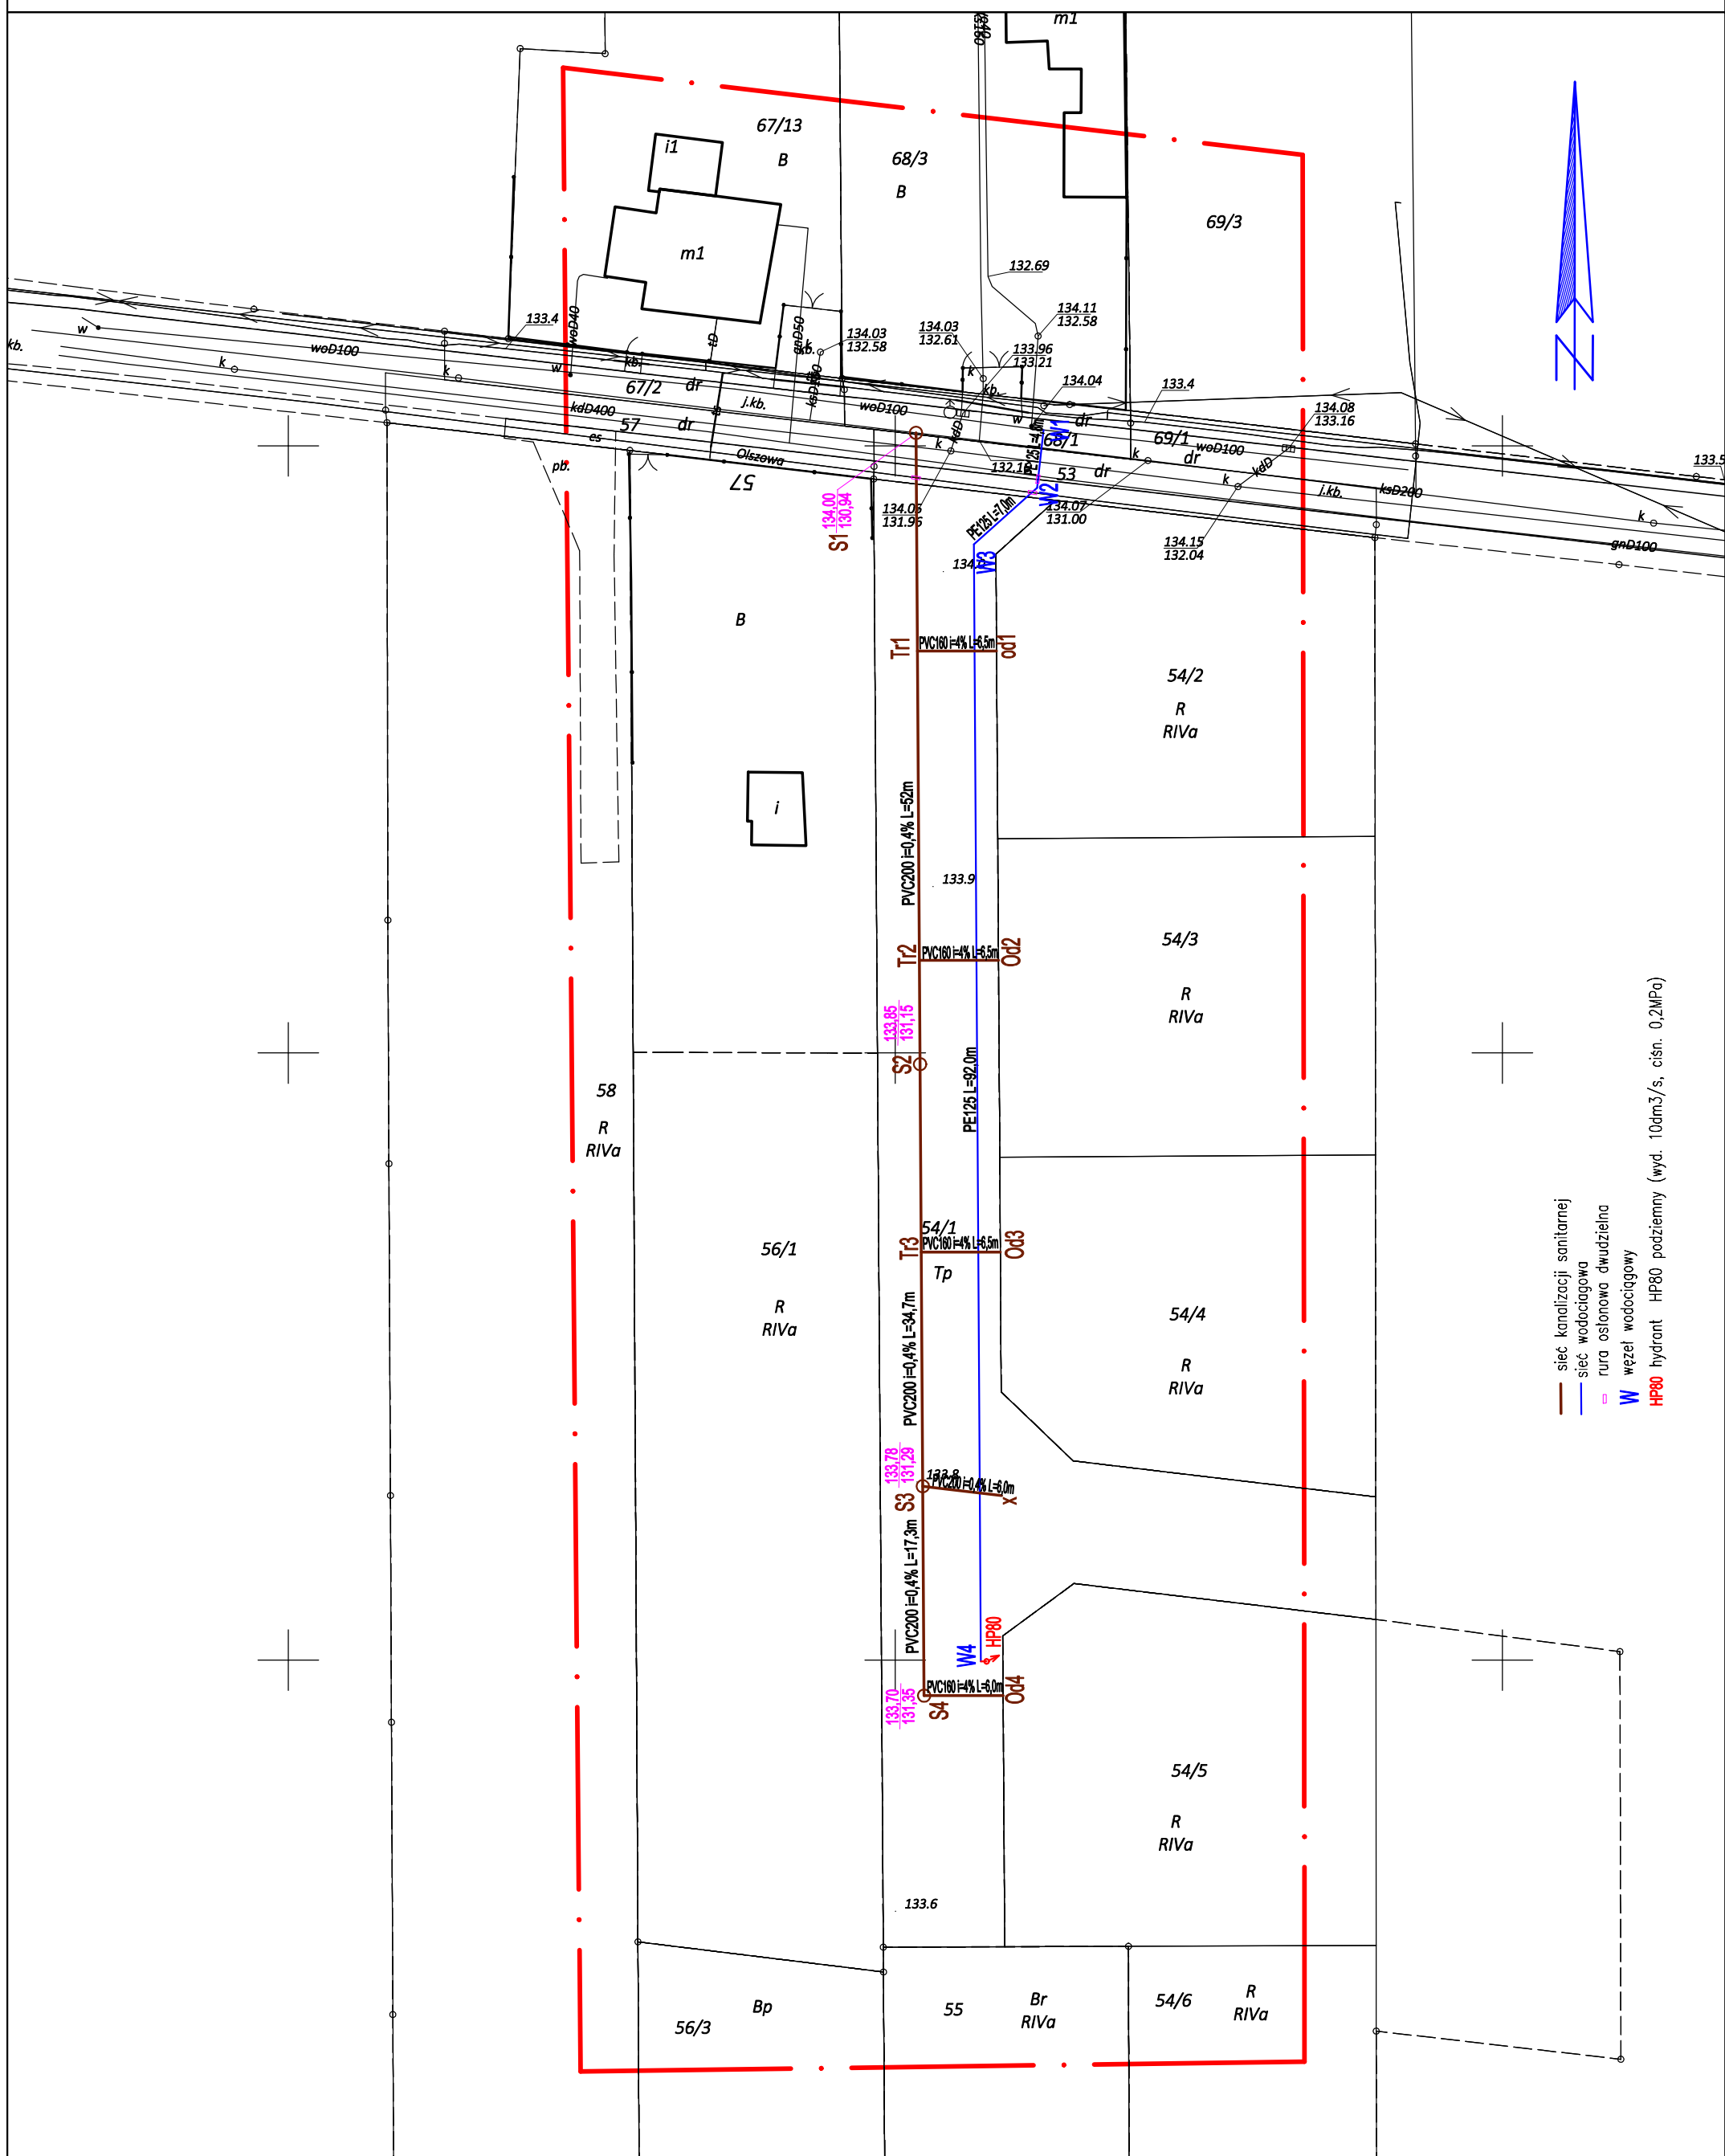

- sieć kanalizacji sanitarnej
- sieć wodociągowa
- rura osłonowa dwudzielna
- W — węzeł wodociagowy
- HP80 — hydrant HP80 podziemny (wyd. 10dm³/s, ciśn. 0,2MPa)