

MAPA DO CELÓW PROJEKTOWYCH

SKALA 1:500

Województwo: wielkopolskie
Powiat: ostrowski
Jednostka ewidencyjna: 301701_1 Ostrów Wielkopolski
Obręb ewidencyjny: 301701_1.0210 Ostrów Wielkopolski
Miejscowość: Ostrów Wielkopolski ul. Olchowa
Oznaczenie kancelaryjne zgłoszonej pracy geodezyjnej: GGO.6640.5949.2023
Numer księgi robót wykonawczy: 518g/2023
Nazwa układu współrzędnych prostokątnych płaskich: "2000" strefa 6
Nazwa układu wysokości: "PL-EVRF2007-NH"
Obszar aktualizacji:
Informacje o służebnościach gruntowych mających wpływ na zagospodarowanie gruntów, zlokalizowanych w granicach projektowanej inwestycji: nie badano.
Ostrów Wielkopolski, dnia: 03.01.2024 r.

Wykonawca

GEODEZJA UPRAWNIONY
ul. Powstania Listopadowego 16
63-400 Ostrów Wielkopolski
tel. 503-72-74-62
NIP: 622-228-87-95 R-N: 300143747

GEODEZJA UPRAWNIONY
mgr inż. Rafał Atakulak
upr. ząw. nr 18667



Oświadczam, że opierałem się na danych technicznych i kartograficznych, które zostały mi przekazane przez Wykonawcę i jestem świadomy odpowiedzialności karnej za złożenie fałszywego oświadczenia.


Identyfikator prac geodezyjnych: GGO.6640.5949.2023

Organ Służby Geodezyjnej i Kartograficznej, który otrzymał zgłoszenie prac geodezyjnych: Starosta Ostrowski

Wykonawca prac geodezyjnych: **GEODEZJA**
ul. Powstania Listopadowego 16
63-400 Ostrów Wielkopolski
REGON 300143747

Numer oraz data sporządzenia dokumentu potwierdzającego wynik pozytywnej weryfikacji: GGO.6640.5949.2023
11.01.2024

Imię i nazwisko oraz numer uprawnień zawodowych kierownika prac geodezyjnych: Rafał Atakulak
upr. ząw. nr 18667

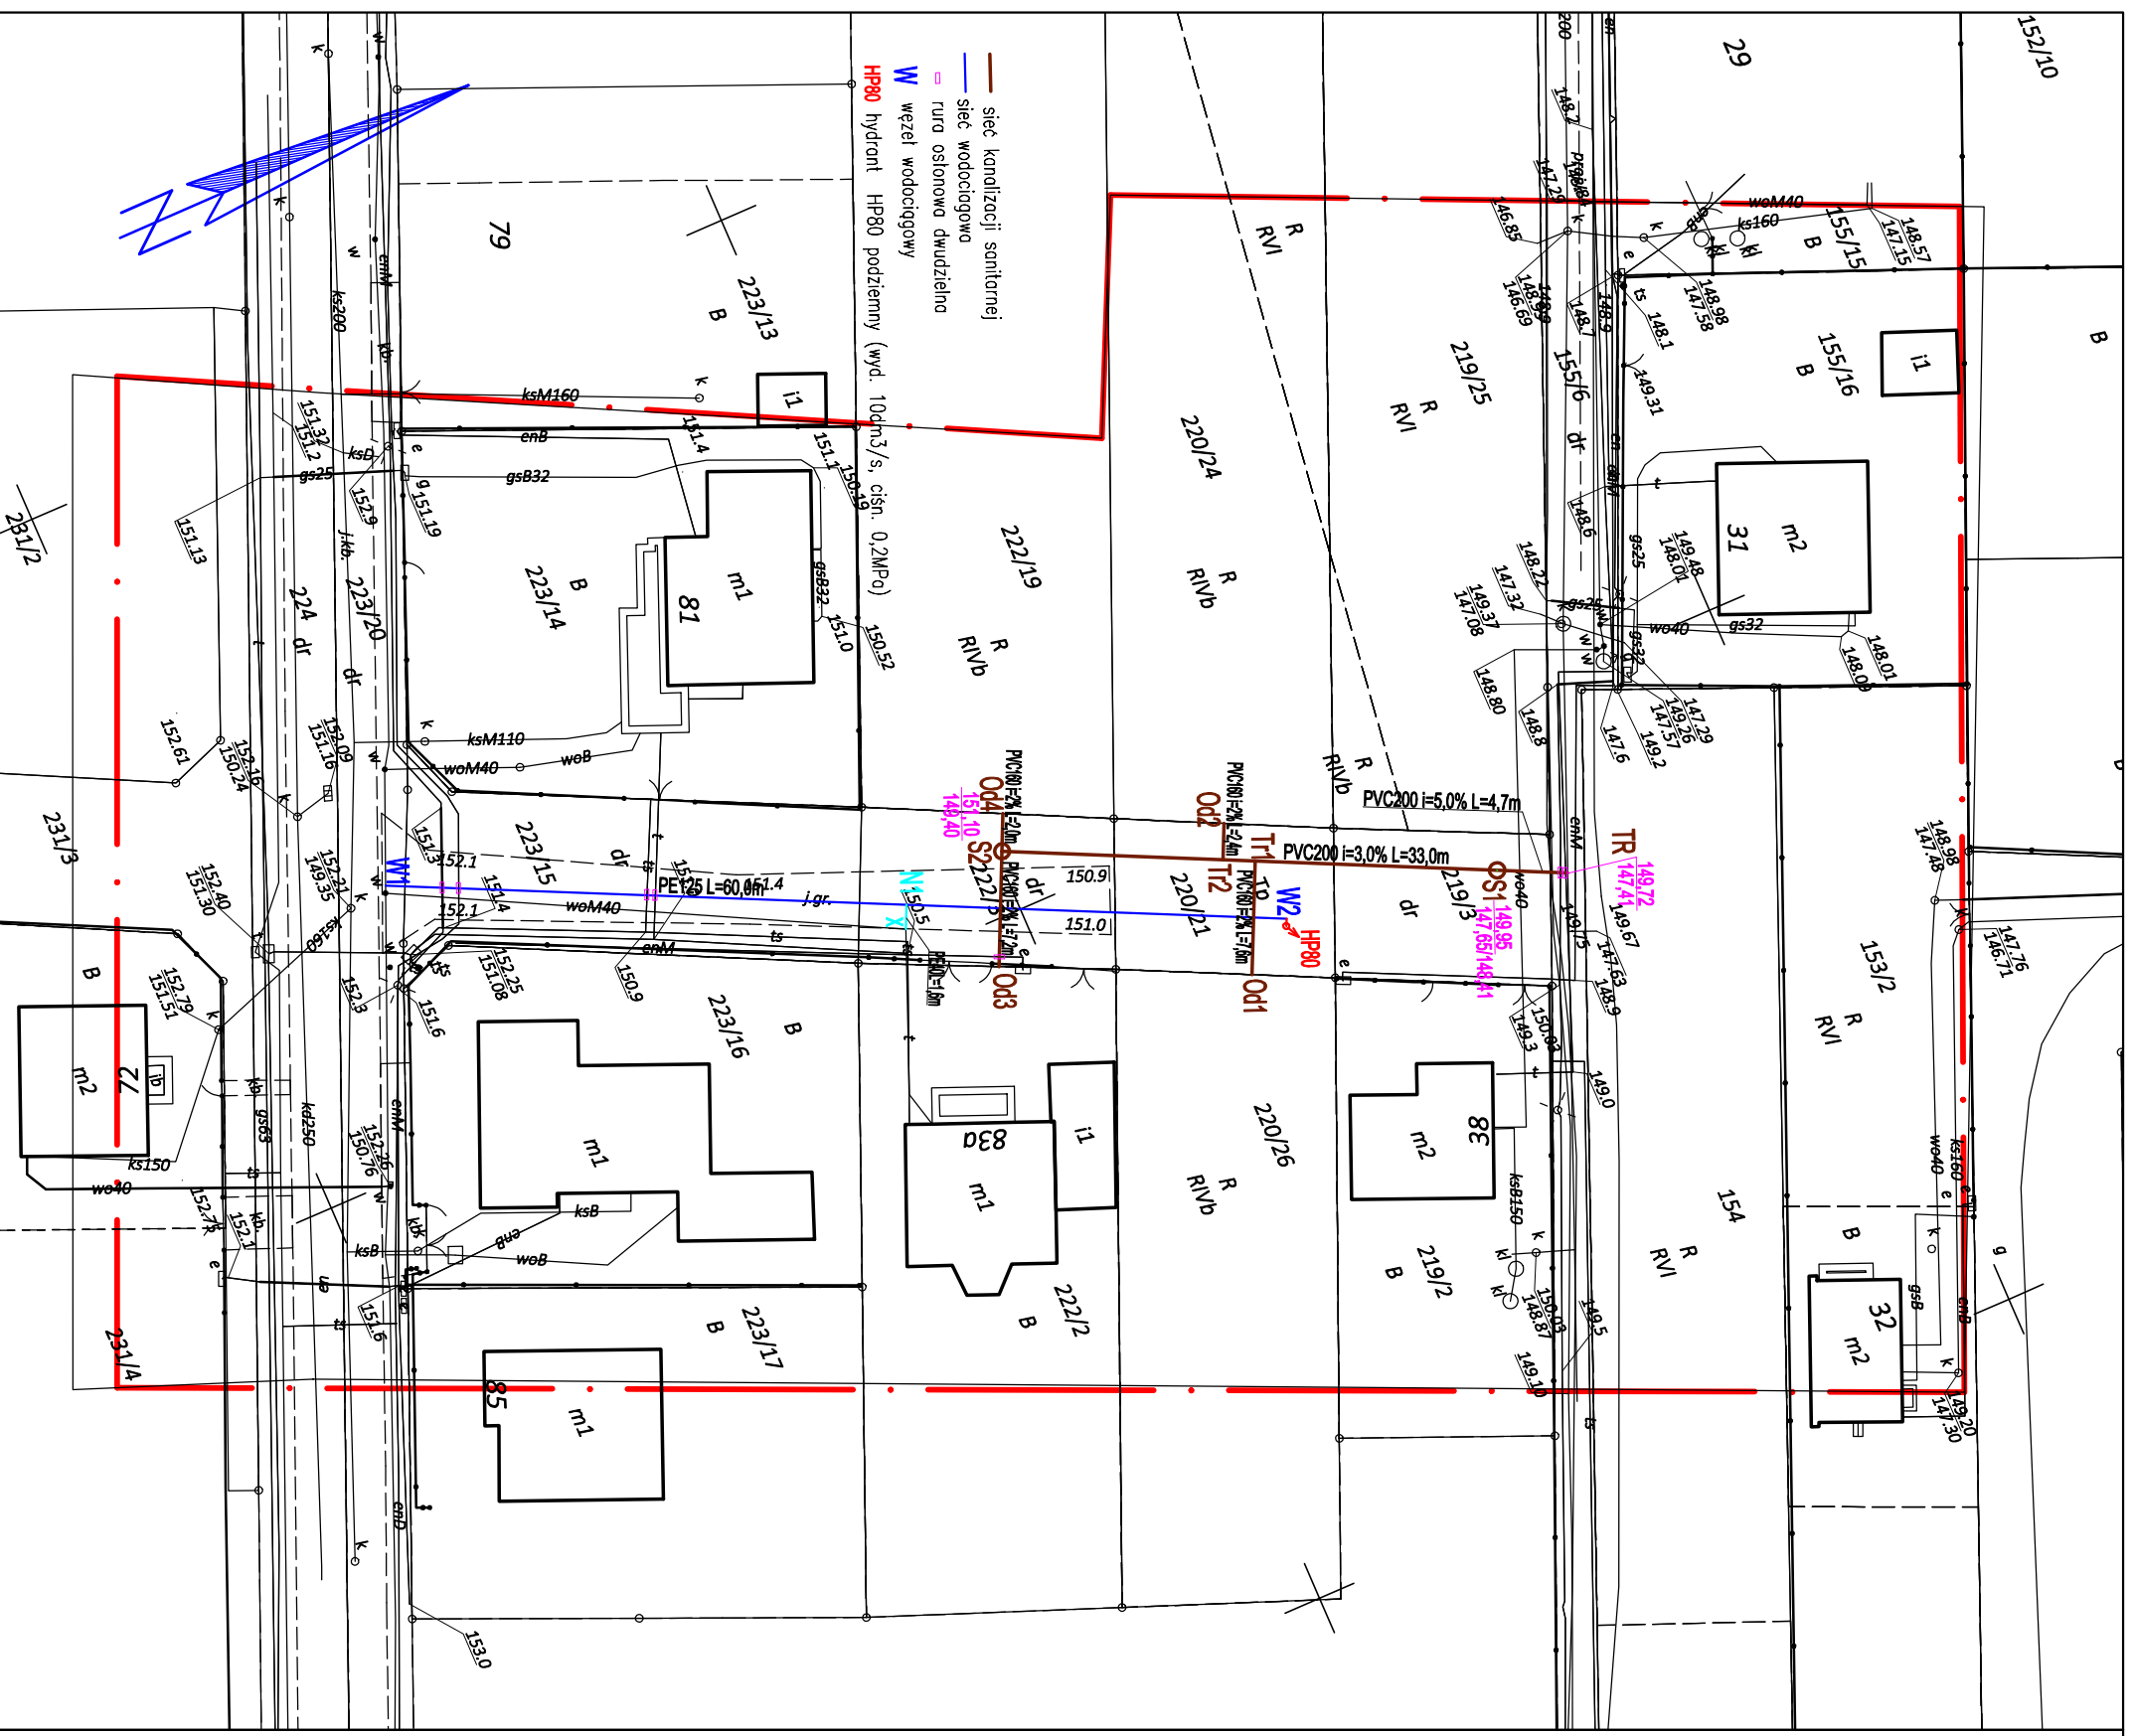

PROJEKT ZAGOSPODAROWANIA TERENU

Temat:	BUDOWA SIECI WODODOCIAGOWEJ I KANALIZACJI SANITARNEJ	Skala:	1:500
Adres obiektu:	63-400 Ostrów Wielkopolski rejon ul. Jaśminowej i ul. Olchowej dz. nr 155/6, 219/3, 220/21, 222/3, 223/15, 223/20 obręb 02/10		
Inwestor:	WODKAN PWIK SA Ostrów Wielkopolski ul. Partyzantka 27		
Projektant:	mgr inż. Gabriela Andraka	Podpis:	
specjalista	upr. nr 300/DOS/10	NR PRZYN. DO ZBYW:	
Sprawdzający:	mgr inż. Witold Rogala	Podpis:	
specjalista - inż.	upr. nr UAN/7342-5592, UAN-53862/190	WKP/15/4295/01	
USŁUGI PROJEKTOWE - GABRIELA ANDRUKA 63-410 Gąrczyca Wielka ul. Świerkowa 28	Stanlin:	Branża:	Data:
	PB-PZT	SANITARNA	LUTY 2024
			Rys nr 01